


ETAGE

LEGENDE VENTILATION	
SYMBOLE	DESIGNATION
	Réseau de ventilation simple flux logement
	Réseau de ventilation Rejet d'air
	Bouche de ventilation reprise
	Colonne verticale
	Entrée d'air
	Extracteur VMC

LEGENDE PLOMBERIE	
SYMBOLE	DESIGNATION
	Réseau eau froide sanitaire en dalle
	Réseau eau chaude sanitaire en dalle
	Réseau eau froide sanitaire en aérien
	Réseau eau chaude sanitaire en aérien
	Réseau arrivée générale d'eau froide sanitaire
	Réseau eaux usées
	Réseaux eaux vannes
	Ventilation primaire
	Réseau eaux pluviales
	Colonnes verticales
	Eaux vannes - Eaux usées
	Ventilation Primaire - Eaux pluviales
	Nourrice plomberie
	Raccordement appareil EF/EC/ Eau mitigée
	Raccordement appareil EU/EV

Les alimentations des appareils sanitaires seront réalisées en tubes PER sous fourreaux incorporés dans la dalle.

LEGENDE CHAUFFAGE	
SYMBOLE	DESIGNATION
	Réseau chauffage en dalle
	Nourrice chauffage
	Thermostat d'ambiance
	Radiateur horizontal avec tête thermostatique
	Radiateur sèche-serviette

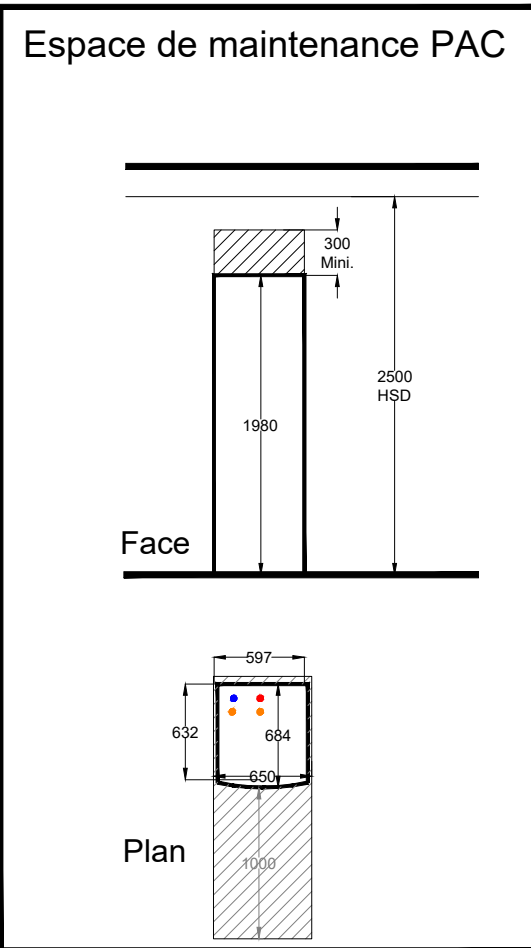

Le présent dossier ne constitue pas un dossier de plans d'exécution. En aucun cas ces plans ne se substituent à l'étude d'exécution due par l'entreprise qui réalisera les travaux.

Construction de 6 logements semi-collectifs

LE PRADEN - CLOHARS CARNOET (29)



MAITRE D'OUVRAGE
AIGILLON CONSTRUCTION
3 rue Ter Biseau
29000 QUIMPER

ARCHITECTE
L'ATELIER DU BOURG ARCHITECTES
3 rue Rohéquerne
Lambézellec
29200 BREST



BUREAU D'ETUDES
Bureau d'Etudes Techniques
110 Rue Charles Nungesser
29490 GUIPAVAS

Tél : 02 98 46 32 19
mail : atis@atis.bzh
<http://www.atis.bzh>



PHASE	Lot Chauffage Ventilation Plomberie RDC + ETAGE	CVP
DCE		101

Date Modification	Indice	Objet

N°Affaire:
A 2082

Dessiné par:
CM

Visé par:
WR

Date:
15-09-2025

Echelle:
1/50