


LEGENDE CHAUFFAGE	
SYMBÔLE	DESIGNATION
	Réseau chauffage en dalle
	Nourrice chauffage
	Thermostat d'ambiance
	Radiateur horizontal avec tête thermostatique
	Radiateur sèche-serviette

L'alimentation des radiateurs sera réalisée en tubes PER sous fourreaux incorporés dans la dalle.


LEGENDE VENTILATION	
SYMBÔLE	DESIGNATION
	Réseau de ventilation simple flux logement
	Réseau de ventilation Rejet d'air
	Bouche de ventilation reprise
	Colonne verticale
	Entrée d'air
	Extracteur VMC

ETAGE

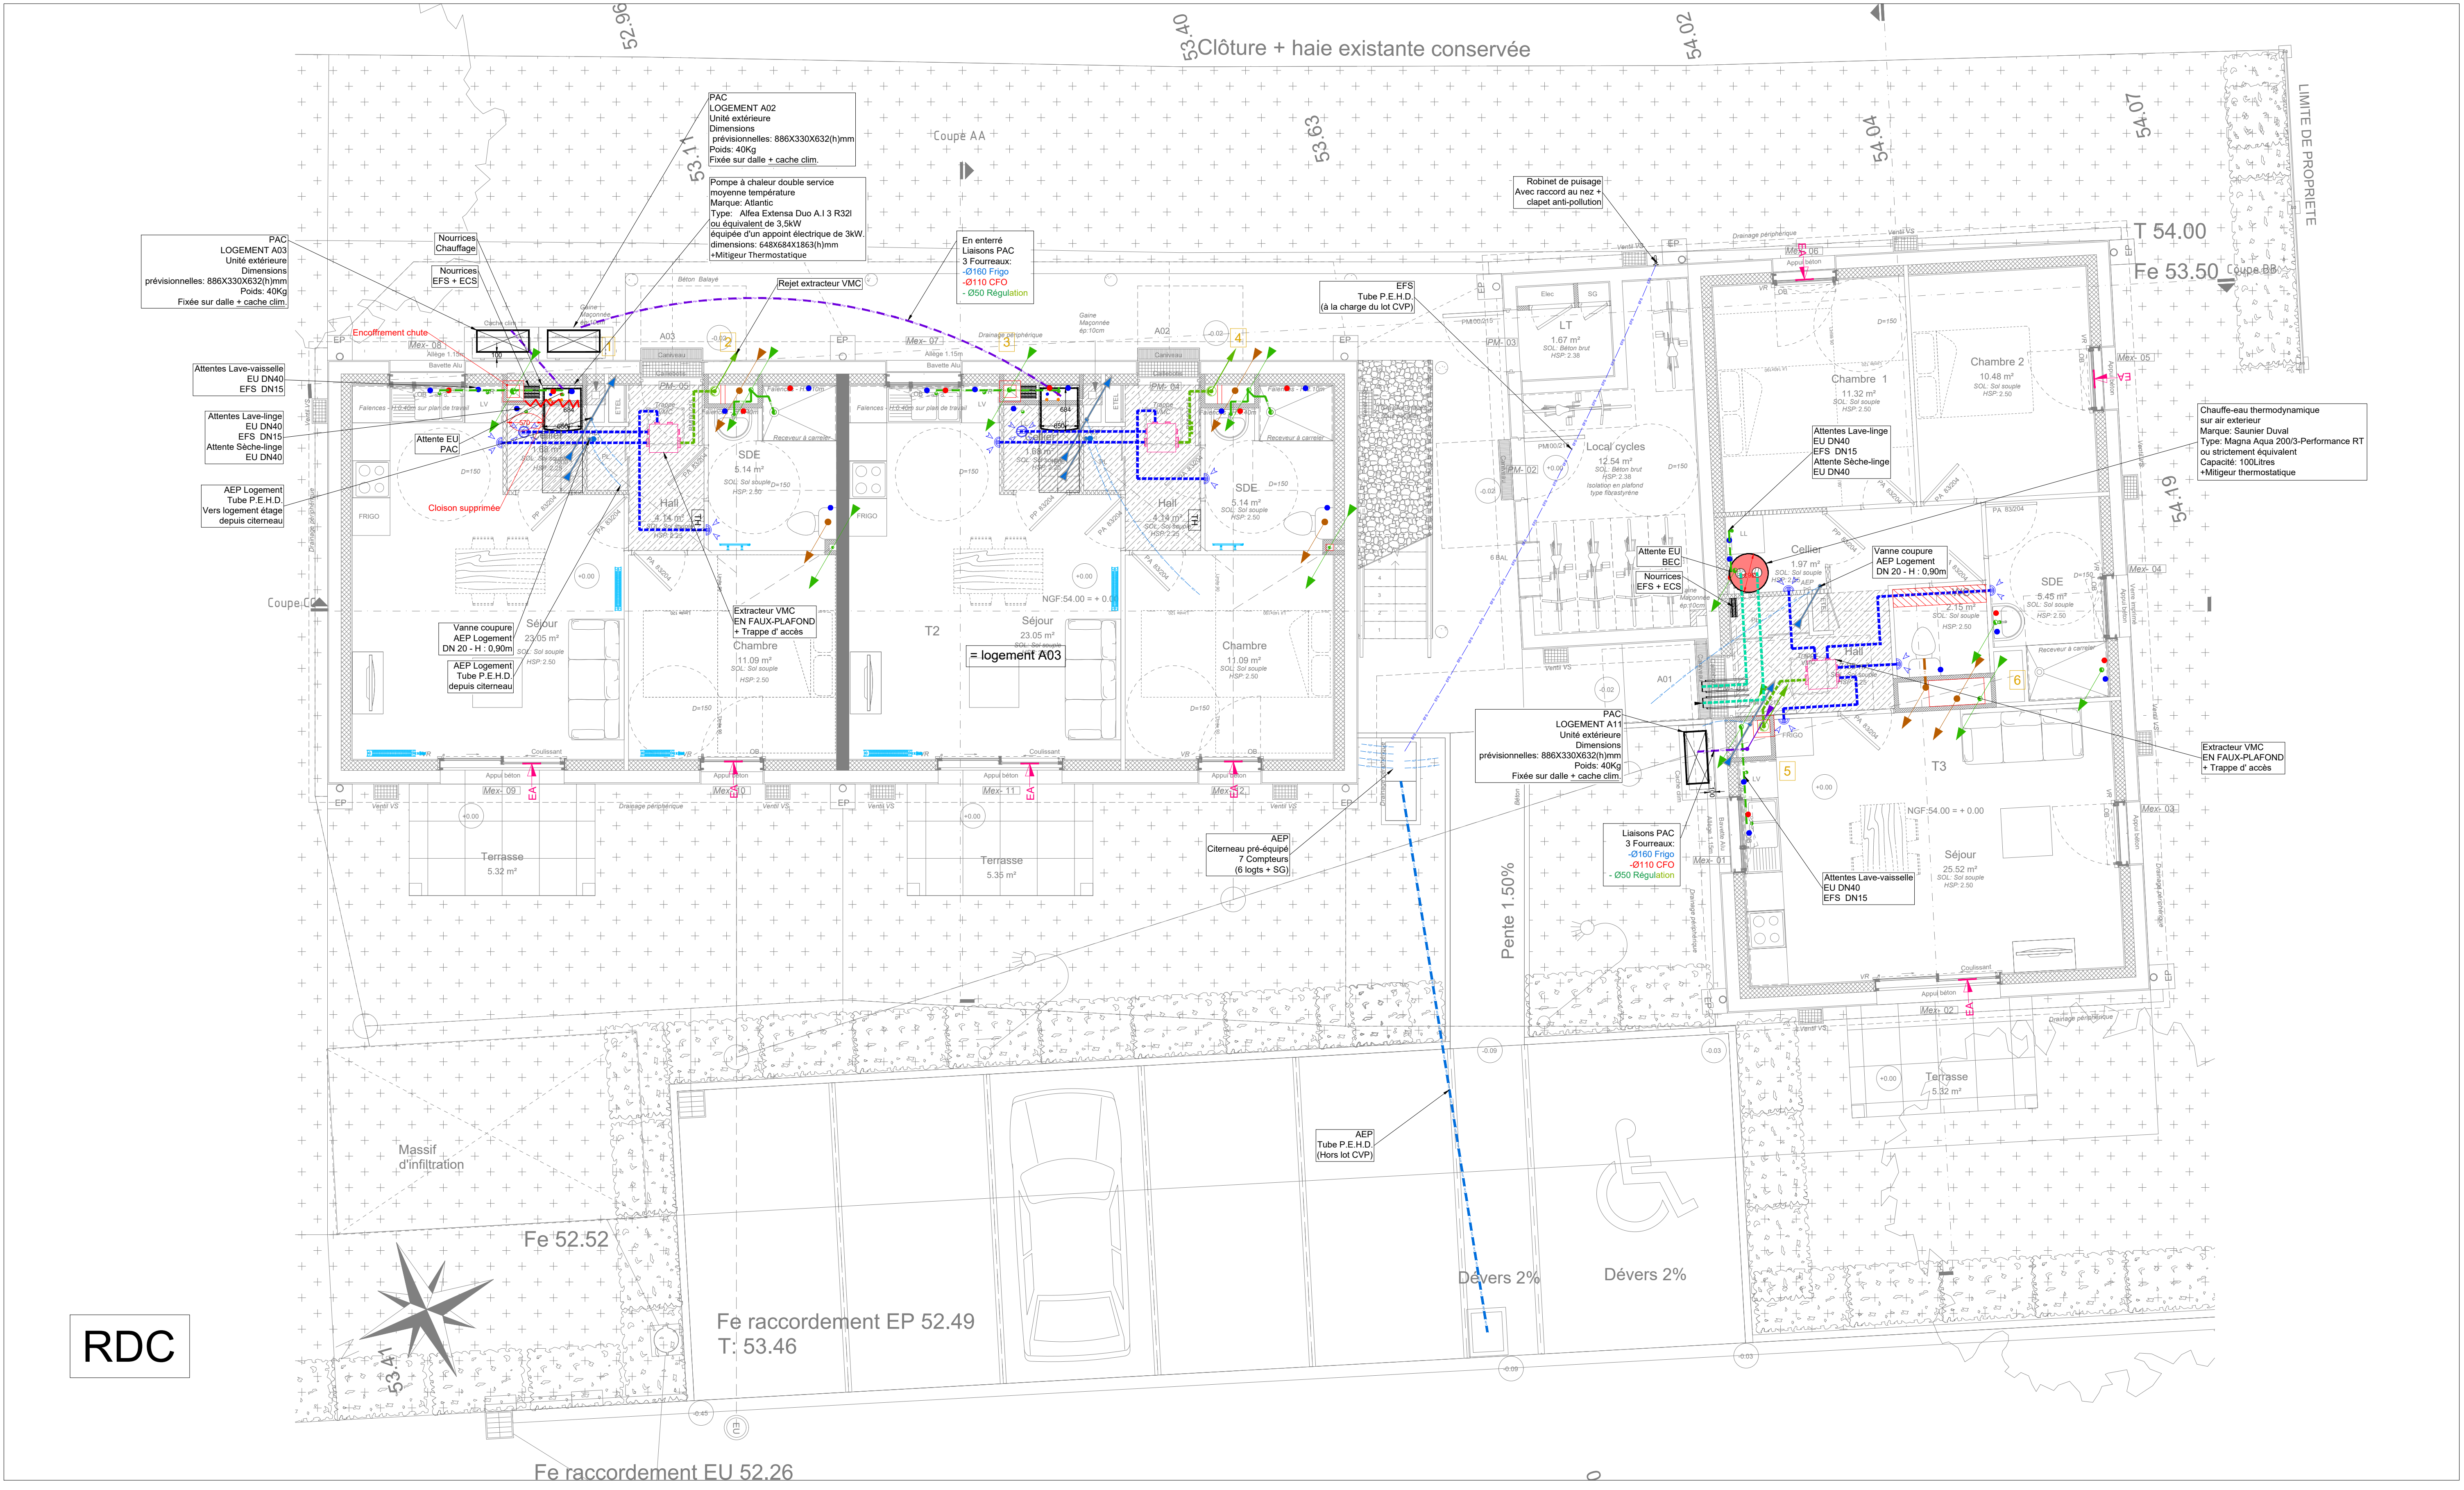

LEGENDE PLOMBERIE	
SYMBÔLE	DESIGNATION
	Réseau eau froide sanitaire en dalle
	Réseau eau chaude sanitaire en dalle
	Réseau eau froide sanitaire en air
	Réseau eau chaude sanitaire en air
	Réseau arrivée générale d'eau froide sanitaire
	Réseaux eaux usées
	Ventilation primaire
	Colonnes verticales
	Eaux vannes - Eaux usées - Ventilation Primaire - Eaux pluviales
	Nourrice plomberie
	Raccordement appareil EUEC/ Eau mitigée
	Raccordement appareil EUEV

Les alimentations des appareils sanitaires seront réalisées en tubes PER sous fourreaux incorporés dans la dalle.

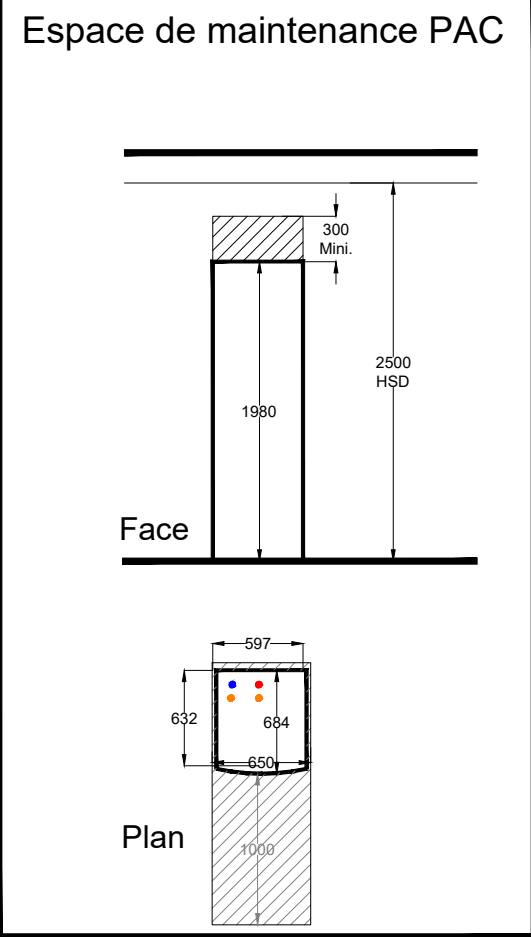

Le présent dossier ne constitue pas un dossier de plans d'exécution. En aucun cas ces plans ne se substituent à l'étude d'exécution due par l'entreprise qui réalisera les travaux.

Construction de
6 logements semi-collectifs
LANGLAZIC - CLOHARS CARNOET (29)

MAÎTRE
D'OUVRAGE

AGUILLOU CONSTRUCTION
3 rue Fe Brizou
29000 QUIMPER

ARCHITECTE

L'ATELIER DU BOURG ARCHITECTES
3 rue Richemont
Lambézellec
29200 BREST

BUREAU D'ETUDES
Bureau d'Etudes Techniques
110 Rue Charles Nungesser
29490 GUIPAVAS

Tél : 02 98 46 32 19
mail : atis@atis.bzh
<http://www.atis.bzh>

PHASE	Lots Chauffage Ventilation Plomberie RDC + ETAGE	CVP
DCE		01

Date Modification	Indice	Objet

N°Affaire:
A2081

Dessiné par:
CM

Visé par:
WR

Date:
15-09-2025

Echelle:
1/50