


LEGENDE PLOMBERIE		LEGENDE VENTILATION	
SYMBOLE	DESIGNATION	SYMBOLE	DESIGNATION
	Réseau eau froide sanitaire en dalle		Réseau d'extraction d'air
	Réseau eau chaude sanitaire en dalle		Réseau de rejet d'air ballon thermodynamique
	Réseau eau froide sanitaire en aérien		Bouche de ventilation reprise
	Réseau eau chaude sanitaire en aérien		Colonne verticale ventilation
	Réseau arrivée générale d'eau froide sanitaire		Entrée d'air dans menuiserie
	Réseau eaux usées	<div>Pour le nettoyage des réseaux VMC, en partie basse de la gaine, prévoir une trappe de nettoyage + une trappe de visite en partie haute de chaque gaine technique CF 1/4 h si SU gaine technique <0,25m² sinon CF 1/2 h</div>	
	Réseaux eaux vannes		
	Ventilation primaire		
	Réseau eaux pluviales		
	Colonnes verticales		
	Eaux vannes - Eaux usées - Ventilation Primaire - Eaux pluviales		
	Nourrice plomberie		
	Raccordement appareil EF/EC		
	Raccordement appareil EU/EV		
	Production Eau Chaude Sanitaire		
	Chauffe-eau thermodynamique sur air extrait		
	Capacité ballon: - Litres		
	Production Eau Chaude Chauffage + Eau Chaude Sanitaire		
	Pompe à chaleur aérothermique à condensation à eau		
	Production Eau Chaude Chauffage + Eau Chaude Sanitaire		
	Unité extérieure de la PAC		

Les alimentations des appareils sanitaires seront réalisées en tubes PER sous fourreaux incorporés dans la dalle.

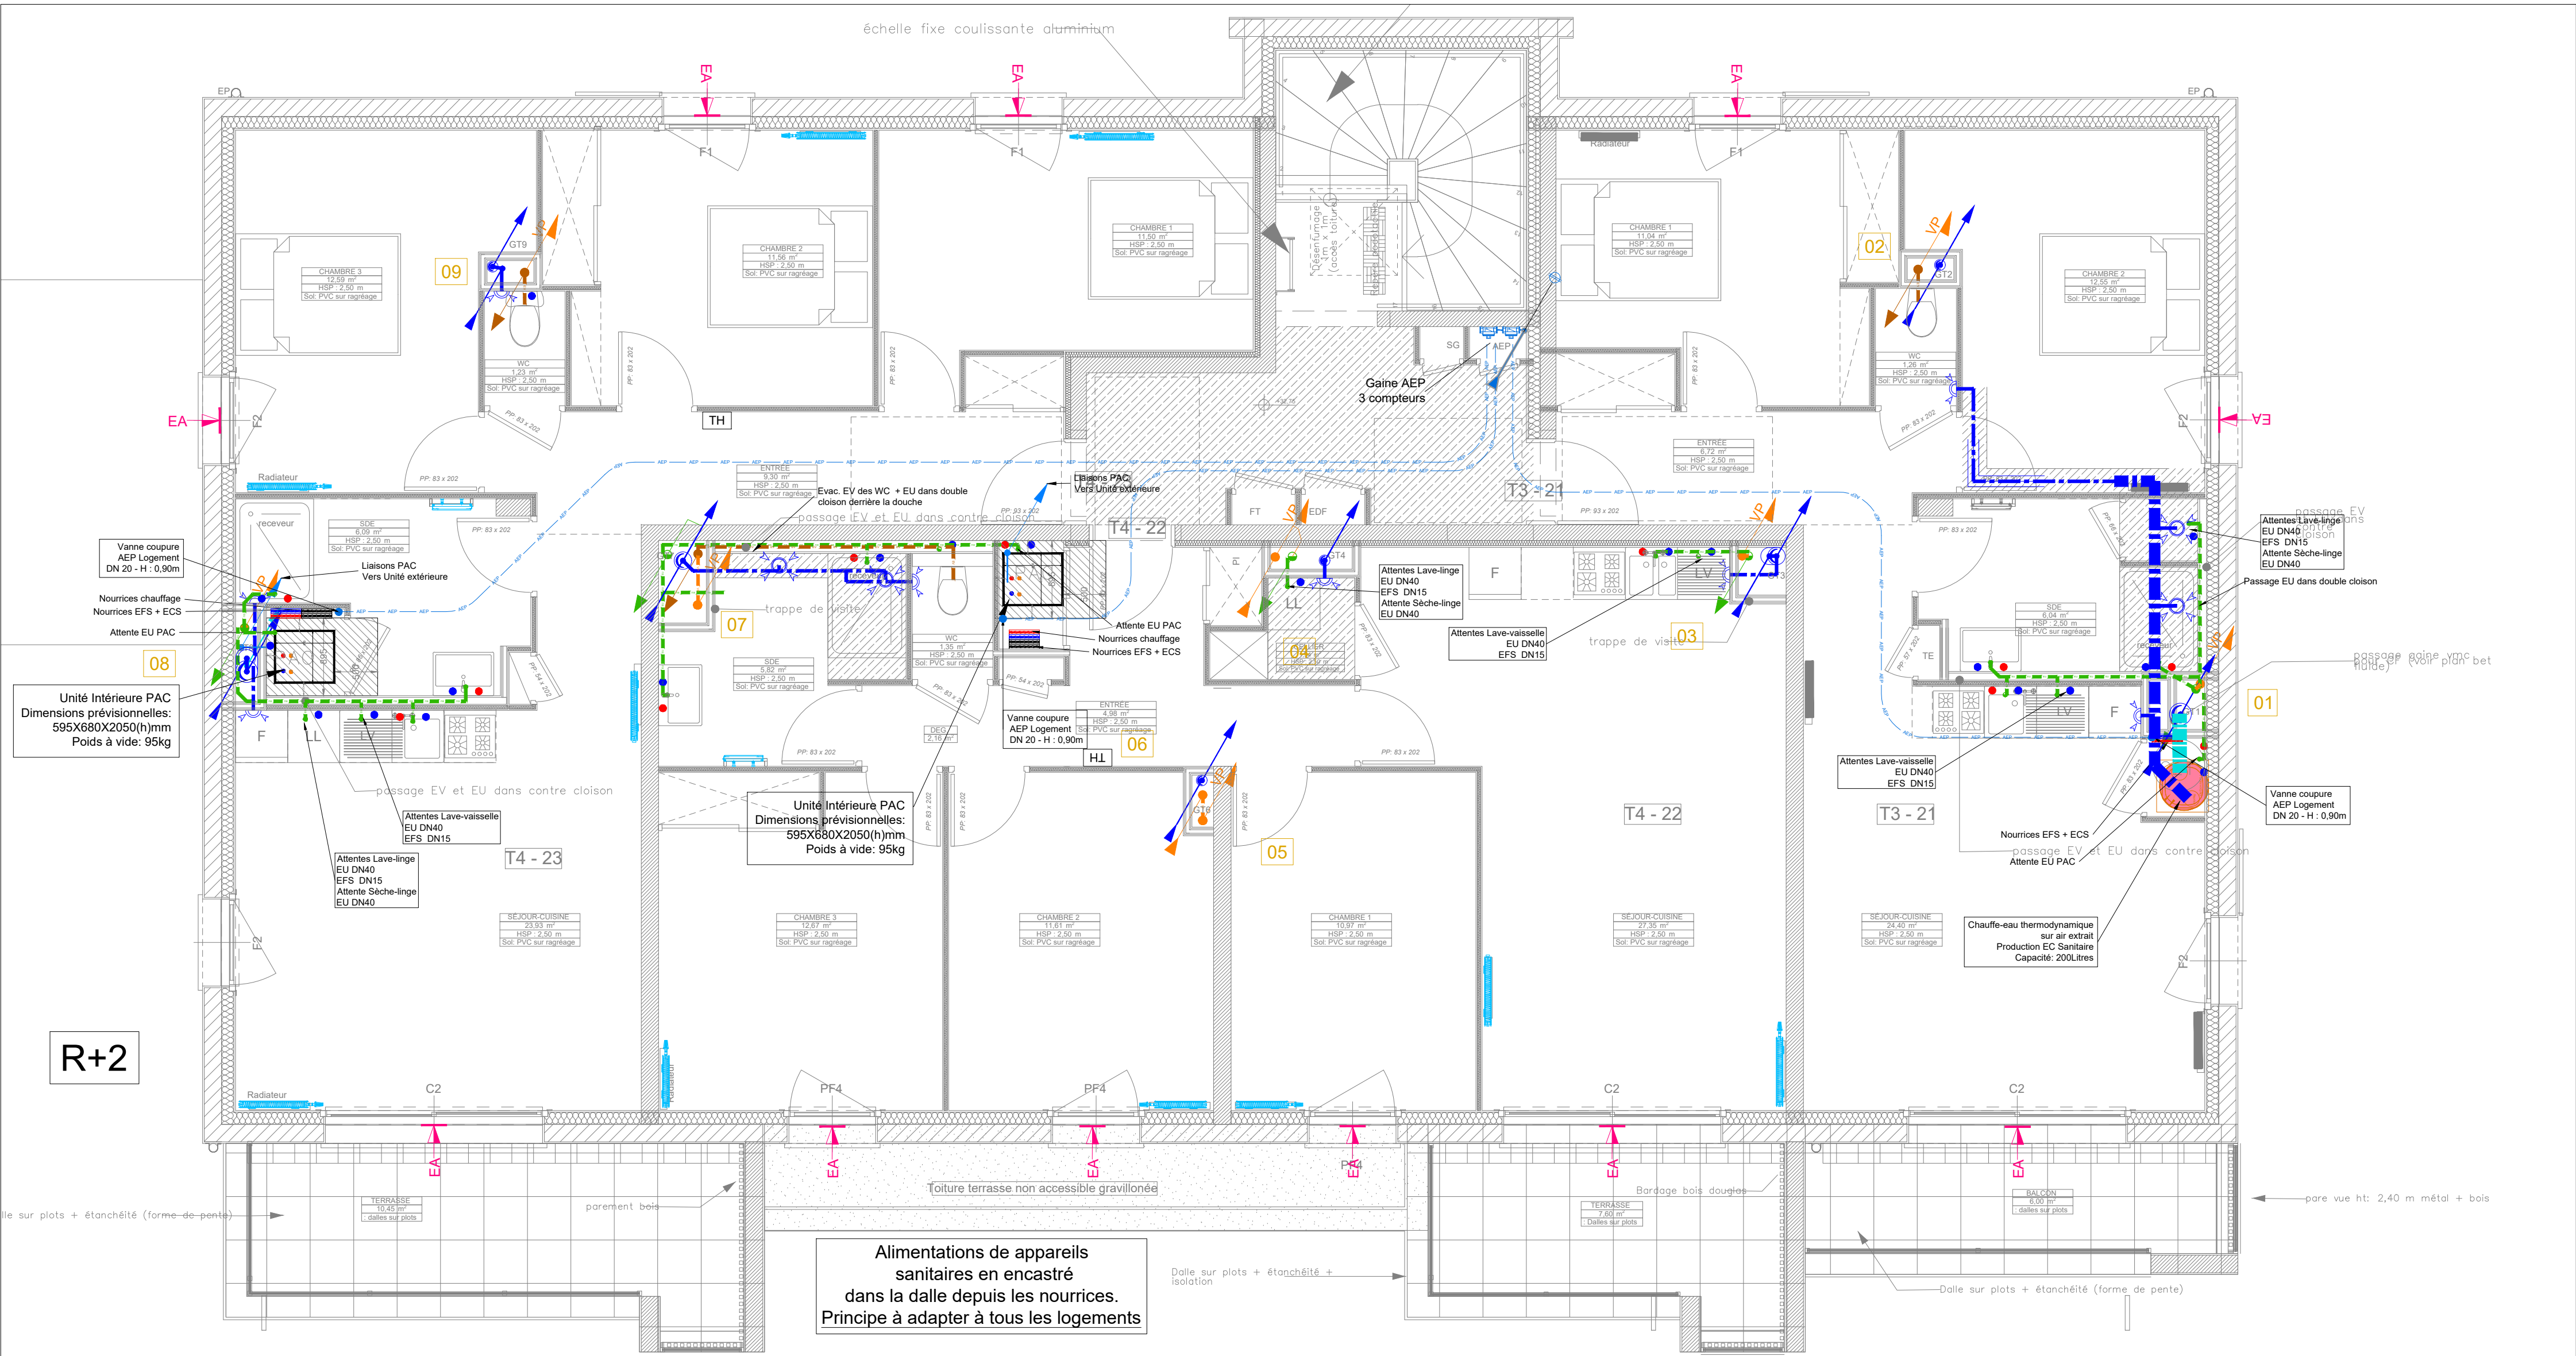

Le présent dossier ne constitue pas un dossier de plans d'exécution. En aucun cas ces plans ne se substituent à l'étude d'exécution due par l'entreprise qui réalisera les travaux.

Construction de 12 logements Clos de Acacias

44130 - BLAIN



MAITRE D'OUVRAGE
AIGILLON CONSTRUCTION
21 Mail Pablo Picasso
44000 Nantes

ARCHITECTE
PICTURE ARCHITECTES
Quai de la Douane
Immeuble Le Grand Large
29 200 Brest
Tél.: 02 98 42 02 94



BUREAU D'ETUDES
Bureau d'Etudes Techniques
110 Rue Charles Nungesser
29490 GUIPAVAS



Tél : 02 98 46 32 19
mail : atis@atis.bzh
<http://www.atis.bzh>

PHASE
DCE

Lot Chauffage
Ventilation Plomberie
R+2 et Toiture

CVP
02

Date Modification	Indice	Objet
18-02-2026	A	Mises à jour FDP

N°Affaire:
A 2129

Dessiné par:
VN/CM

Visé par:
LBA

Date:
18-12-2025

Echelle:
1/50