


Bâtiment A  
RDC - Lot Chauffage / Ventilation

Bâtiment A  
RDC - Lot Plomberie

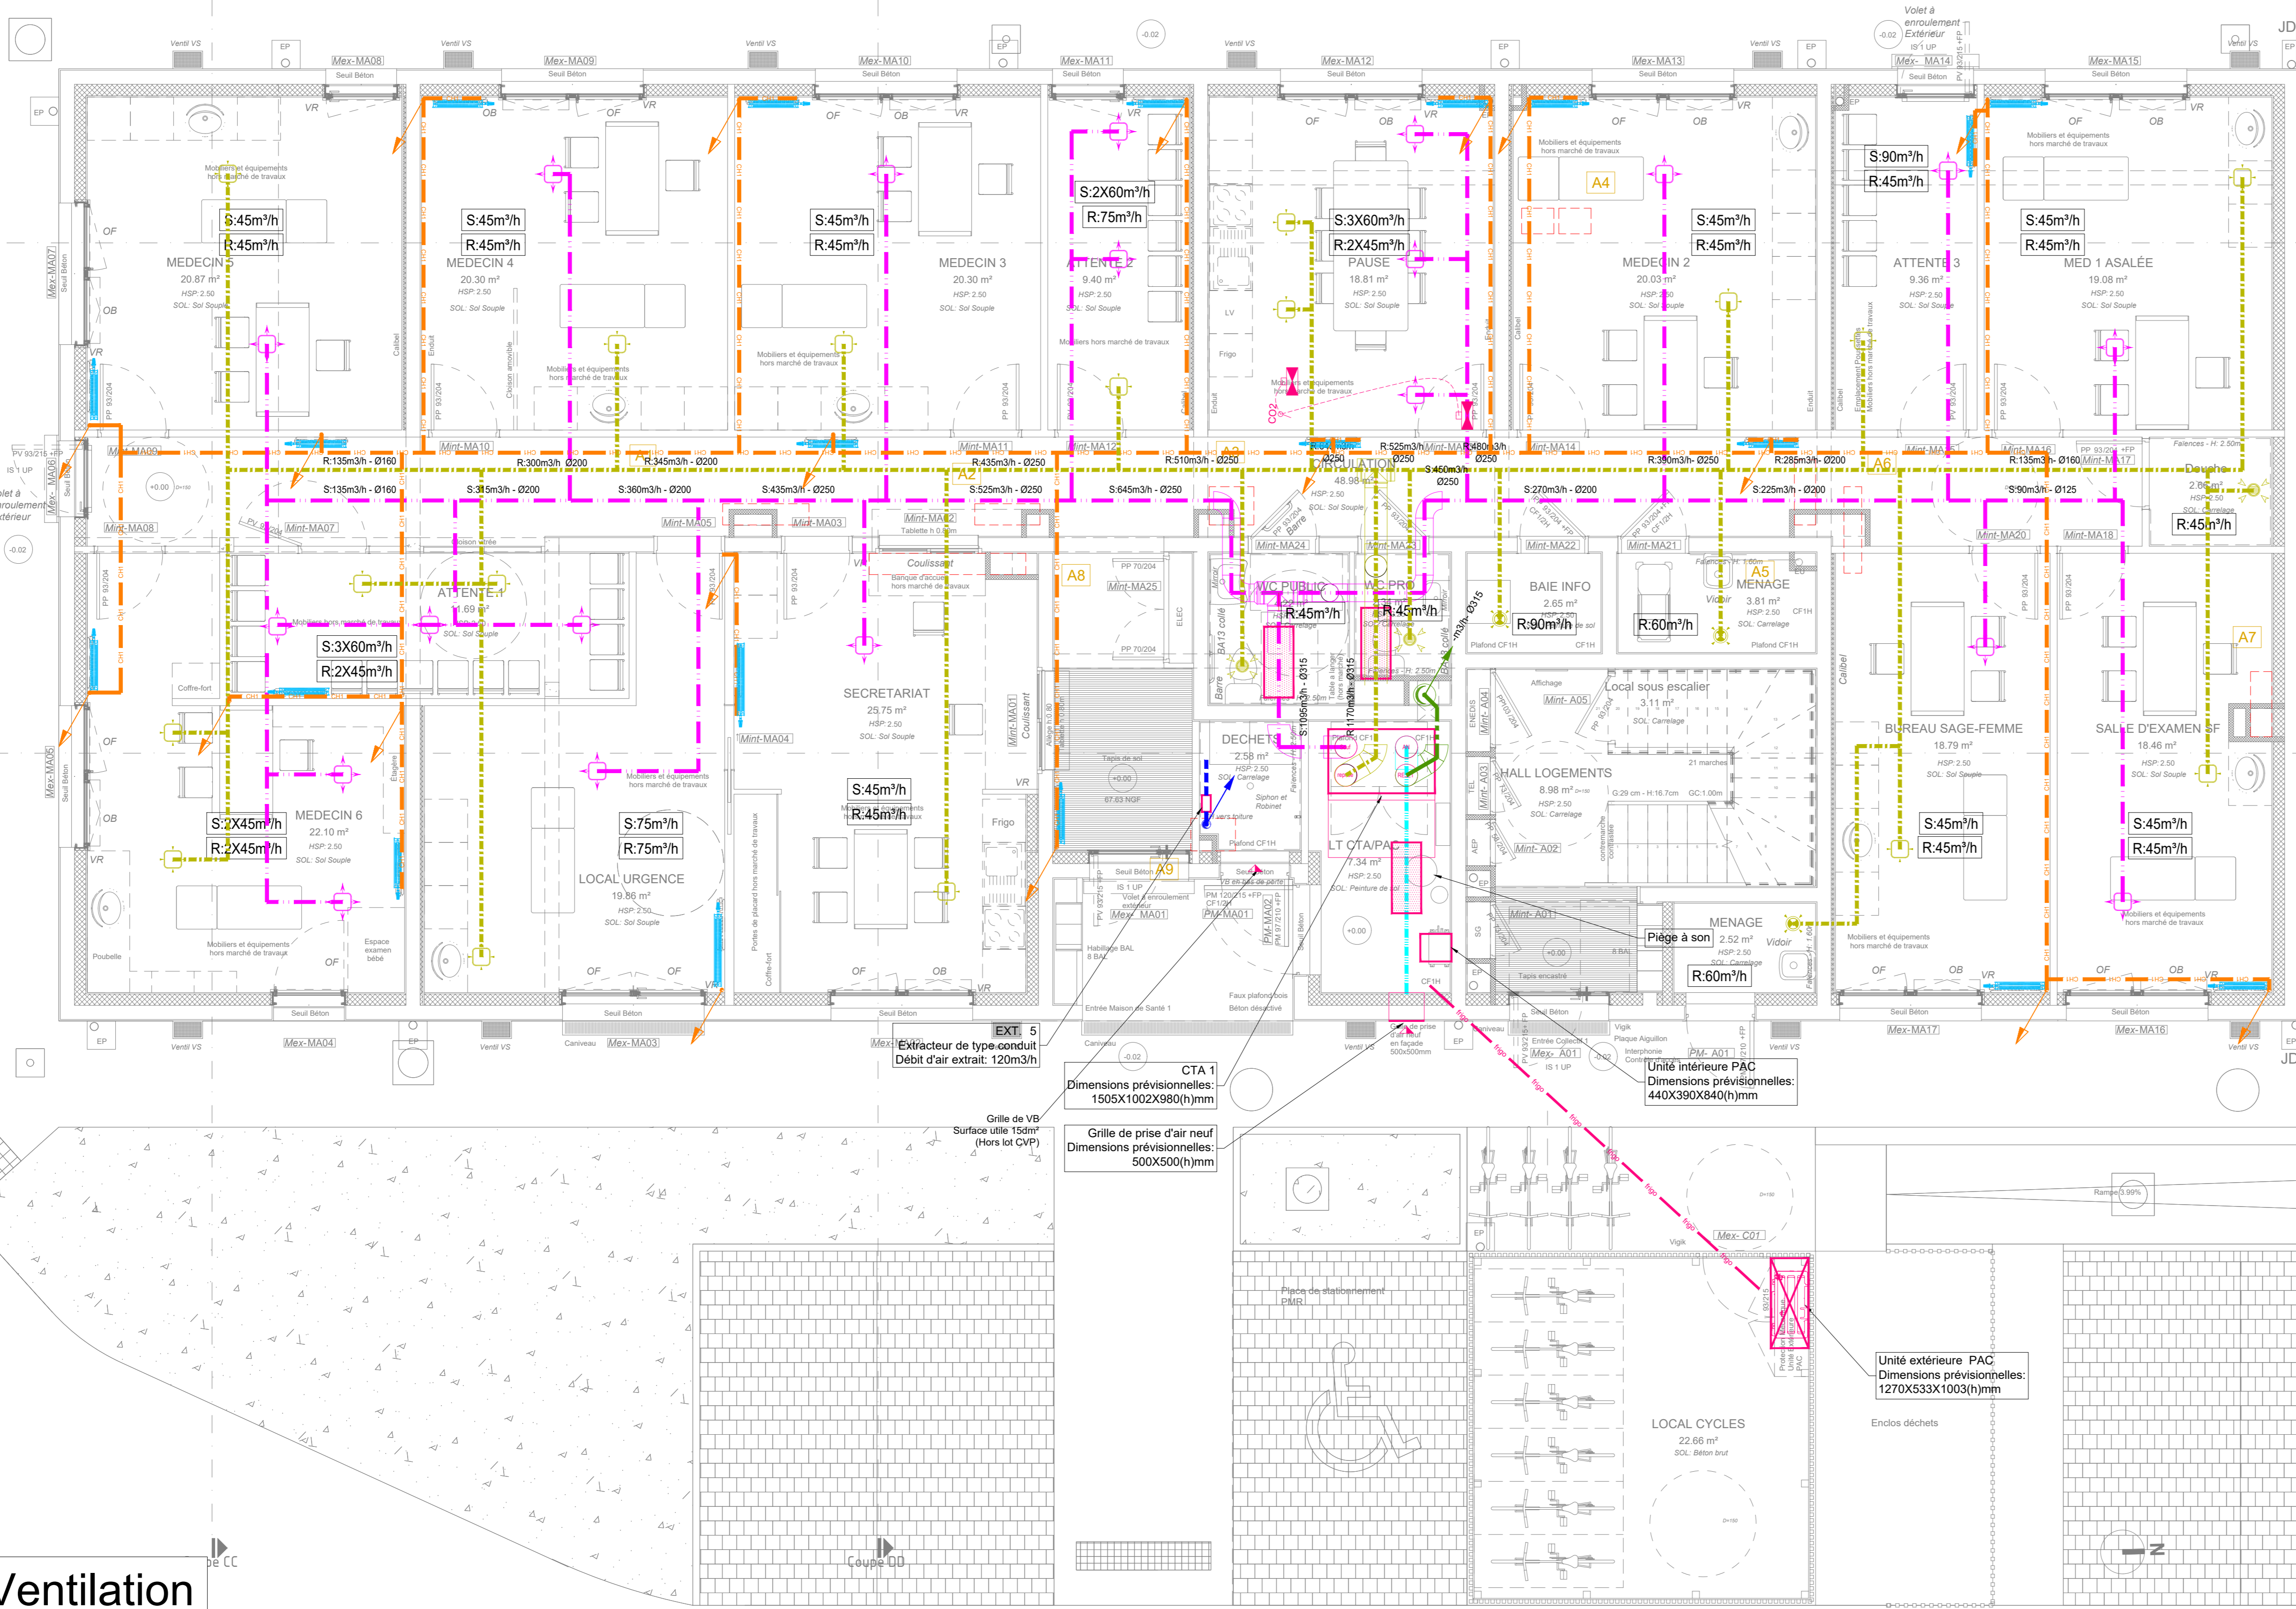

LEGENDE PLOMBERIE	
SYMBOLE	DESIGNATION
	Réseau eau froide sanitaire en dalle
	Réseau eau froide sanitaire en aérien
	Réseau eau chaude sanitaire en aérien
	Réseau arrivée générale d'eau froide sanitaire
	Réseau eaux usées
	Réseau eaux vannes
	Réseau eaux pluviales
	Colonnes verticales
	Eaux vannes - Eaux usées - Ventilation Primaire - Eaux pluviales
	Nourrice plomberie
	Raccordement appareil EF/EC
	Raccordement appareil ELU/ELV
	Production Eau Chaude Sanitaire
	Capacité ballon - Litres
	Production Eau Chaude Chauffage + Eau Chaude Sanitaire
	Unités intérieure / extérieure de la PAC

LEGENDE VENTILATION	
SYMBOLE	DESIGNATION
	Réseau d'extraction d'air Logements
	Réseau de rejet d'air ballon thermodynamique
	Réseau Collecteur des rejets d'air ballons thermodynamiques
	Colonne verticale ventilation
	Entrée d'air dans menuiserie
	Ventilation Réseau de prise d'Air neuf CTA
	Ventilation Réseau de Rejet d'Air Vicié CTA
	Ventilation Réseau de soufflage d'Air CTA
	Ventilation Réseau de Reprise CTA
	Grille de soufflage d'air + Plénum isolé + registre de réglage
	Bouche de soufflage d'air + registre de réglage
	Grille de reprise d'air + Plénum isolé + registre de réglage
	Bouche de reprise d'air de type auto-réglable
	Bouche de reprise d'air + registre de réglage
	Bouche de reprise d'air de type Coupe-Feu
	Boîte à débit variable + Sonde CO2

LEGENDE CHAUFFAGE	
SYMBOLE	DESIGNATION
	Réseau chauffage
	Nourrice chauffage
	Thermostat d'ambiance
	Radiateur horizontal avec tête thermostatique
	Radiateur horizontal avec robinet simple réglage
	Radiateur Sèche-serviette
	Liaisons frigorifiques
	Unité intérieure PAC / Unité extérieure PAC

CREATION DE 2 MAISONS DE SANTE ET DE 16 LOGEMENTS SOCIAUX

A REDENE (29)



MAITRE D'OUVRAGE  
AIGILLON CONSTRUCTION  
171, rue du Vert  
55000 RENNES

ARCHITECTE  
L'ATELIER DU BOURG ARCHITECTES  
3 rue Rohanneau - Lamballou  
29200 Brest

atlas  
BUREAU D'ETUDES  
Bureau d'Etudes Techniques  
110 Rue Charles Nungesser  
29490 GUIPavas

RGE  
OPOIR  
L'ONGERIE  
L'ONGERIE  
L'ONGERIE

Tél : 02 98 46 32 19  
mail : atlas@atlas.bzh  
http://www.atlas.bzh

PHASE  
DCE

Lot Chauffage  
Ventilation Plomberie  
Bâtiment A - CABINETS MEDICAUX  
Niveau RDC

A-CVP  
01

Date Modification	Indice	Objet

N°Affaire  
A25-2216

Dessiné par  
CM

Visé par  
LBA

Date  
07-05-2026

Echelle  
1/50

Le présent dossier ne constitue pas un dossier de plans d'exécution.  
En aucun cas ces plans ne se substituent à l'étude d'exécution due par l'entreprise qui réalisera les travaux.