
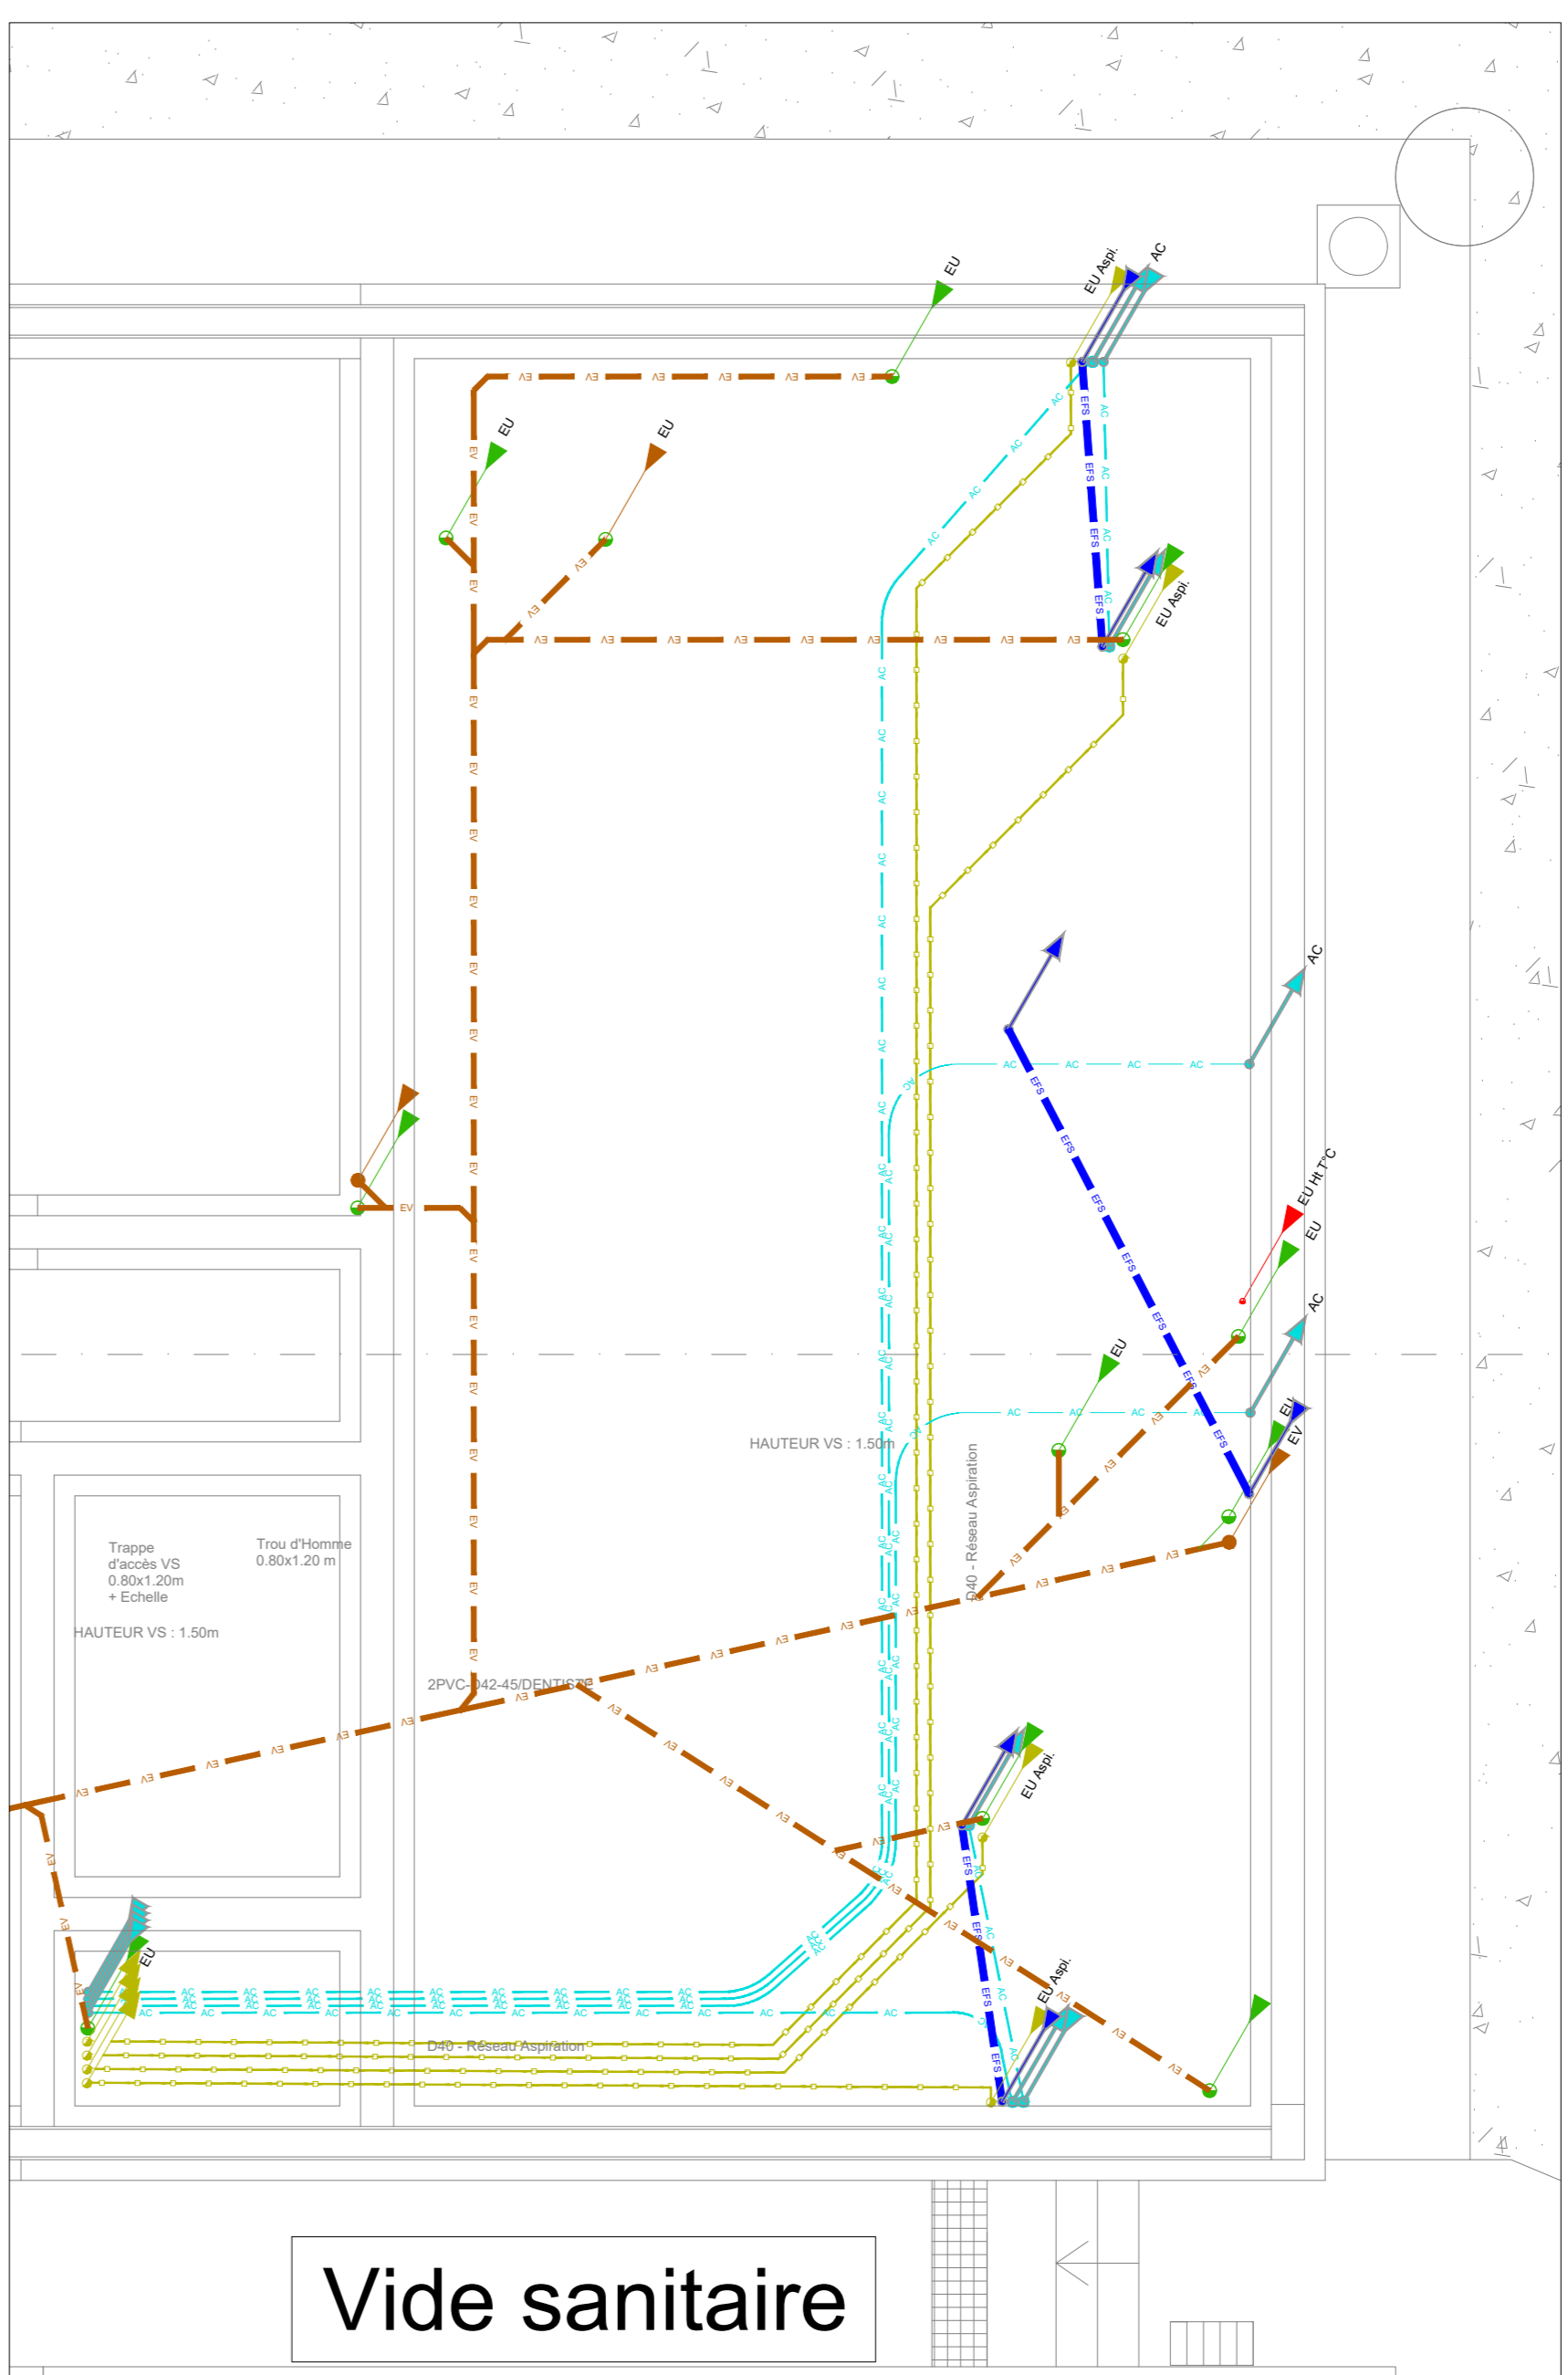


LEGENDE PLOMBERIE	
SYMBOLE	DESIGNATION
	Réseau eau froide sanitaire en dalle
	Réseau eau froide sanitaire en aérien
	Réseau eau chaude sanitaire en aérien
	Réseau arrivée générale d'eau froide sanitaire
	Réseau eaux usées
	Réseau eaux vannes
	Ventilation primaire
	Réseau eaux pluviales
	Colonnes verticales
	Eaux vannes - Eaux usées - Ventilation Primaire - Eaux pluviales
	Nourrice plomberie
	Raccordement appareil EF/EC
	Raccordement appareil EU/EV
	Production Eau Chaude Sanitaire
	Chaque-eau thermodynamique
	sur air extrait
	Capacité ballon : Litres
	Production Eau Chaude Chauffage
	Eau Chaude Sanitaire
	Unités intérieure / extérieure de la PAC

LEGENDE VENTILATION	
SYMBOLE	DESIGNATION
	Réseau d'extraction d'air Logements
	Réseau de rejet d'air ballon thermodynamique
	Réseau Collecteur des rejets d'air ballons thermodynamiques
	Colonne verticale ventilation
	Entrée d'air dans menuiserie
	Ventilation Réseau de prise d'Air neuf
	CTA
	Ventilation Réseau de Rejet d'Air Vicié
	CTA
	Ventilation Réseau de soufflage d'Air
	CTA
	Ventilation Réseau de Reprise
	CTA
	Grille de soufflage d'air + Plénum isolé + registre de réglage
	Bouche de soufflage d'air + registre de réglage
	Grille de reprise d'air + Plénum isolé + registre de réglage
	Bouche de reprise d'air de type auto-réglable
	Bouche de reprise d'air + registre de réglage
	Bouche de reprise d'air de type Coupe-Feu
	Boîte à débit variable + Sonde CO2

LEGENDE CHAUFFAGE	
SYMBOLE	DESIGNATION
	Réseau chauffage
	Nourrice chauffage
	Thermostat d'ambiance
	Radiateur horizontal avec tête thermostatique
	Radiateur horizontal avec robinet simple réglage
	Radiateur Sèche-serviette
	Liaisons frigorifiques
	Unité intérieure PAC / Unité extérieure PAC

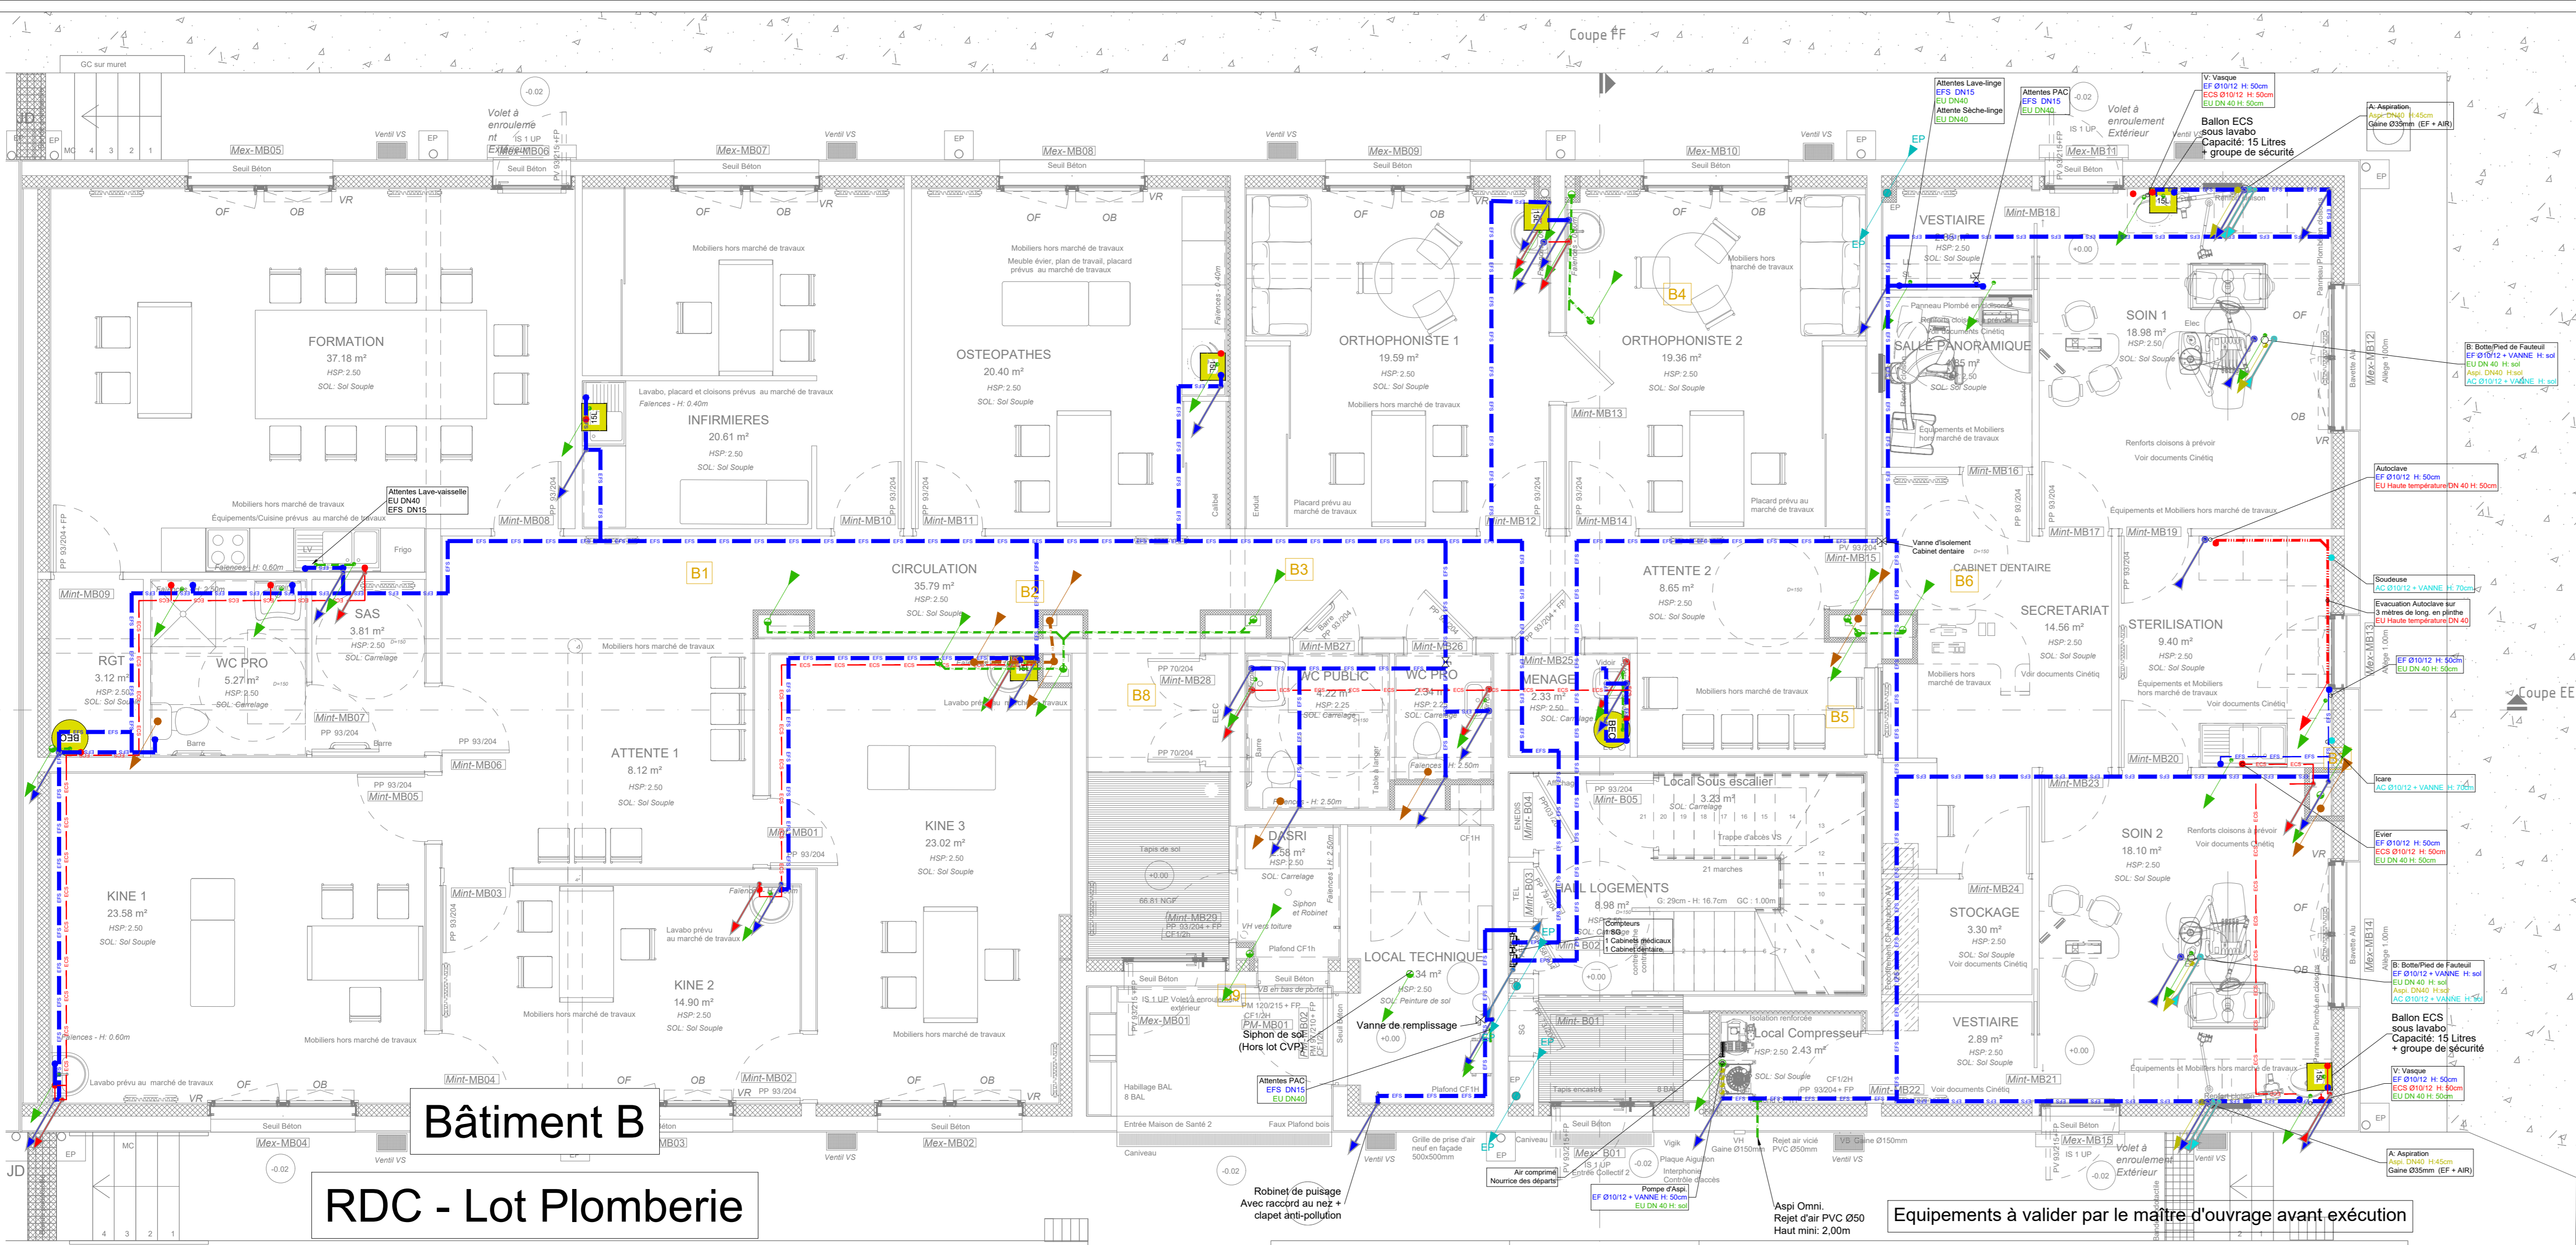

CREATION DE 2 MAISONS DE SANTE ET DE 16 LOGEMENTS SOCIAUX

A REDENE (29)



MAITRE D'OUVRAGE
AIGUILLON CONSTRUCTION
171 rue du Vieux
55000 RENNES

ARCHITECTE
L'ATELIER DU BOURG ARCHITECTES
3 rue Rodeyenne - Lamballe
22000 Brest

BUREAU D'ETUDES
Bureau d'Etudes Techniques
110 Rue Charles Nungesser
29490 GUIPAVAS

atlas
INGENIERE

RGE
OPOIB
L'INGENIERIE QUALITE
Certifié ISO 9001

Tél : 02 98 46 32 19
mail : atlas@atlas.bzh
http://www.atlas.bzh

PHASE
DCE

Lot Chauffage
Ventilation Plomberie
Bâtiment B - CABINETS MEDICAUX
Niveau RDC

B-CVP
11

Date Modification	Indice	Objet

N°Affaire:
A25-2216

Dessiné par:
CM

Visé par:
LBA

Date:
07-05-2026

Echelle:
1/50

Le présent dossier ne constitue pas un dossier de plans d'exécution.
En aucun cas ces plans ne se substituent à l'étude d'exécution due par l'entreprise qui réalisera les travaux.