

LEGENDE



 
Chauffe eau électrique




Réseaux encastrés d'alimentation des appareils sanitaires (EF et ECS)
Tubes multi-couches sous fourreau cintroplast
- Alimentation générale des logements en EF et ECS : Ø 20/26
- Baignoires, douches : Ø 16/20
- WC, éviers, vasques, lavabos, attentes LL et LV : Ø 13/16




Nourrices de distribution de plomberie (EF & ECS) - Ø 20/27




Chutes EU - PVC Ø100 + calorifuge

 

Chutes EV - PVC Ø100 + calorifuge

 

Descentes EP extérieures

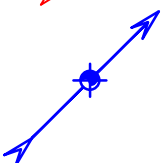

Colonnes de VMC en acier galvanisé + calorifuge



Bouches d'extraction de VMC de type Hygroréglable B (Aldes sous avis technique)



Entrées d'air hygroréglables associées au système d'extraction Hygro B (AT Aldes)
Plage de débit pour logements : 6 / 44 m³/h sous 20 Pa



MAITRE D'OUVRAGE :

SAIEM DE CONSTRUCTION DE DRAGUIGNAN
247 RUE JEAN AICARD
83300 DRAGUIGNAN
Tel : 04 94 50 11 05

RESTRUCTURATION DE QUATRE BÂTIMENTS AU MUY
POUR CRÉATION DE LOGEMENTS LOCATIFS SOCIAUX ET COMMERCE

BATIMENT 2

7 rue de la Bourgade - 83490 Le Muy

ETAT PROJETÉ

PLOMBERIE SANITAIRE - VMC

Phase :

PRO

Date :

04/2026

Maîtrise d'oeuvre :

STEPHANE COMBY ARCHITECTE DPLG
7 bis, rue source Saint Michel
83340 FLASSANS SUR ISSOLE
Tél : 04 94 59 60 90
comby.architectes@orange.fr

INGENIERIE 84
Pôle BTP - Espace Capitou
32 Allée Sébastien Vauban - 83600 FREJUS
Tél : 04 28 70 69 07
charles.mollard@ingenierie84.fr

BET HERVÉ INGÉNIERIE
250 Chemin du Gabron
83480 PUGET SUR ARGENS
Tel : 06 61 89 03 31
jmh@bet-herve.fr

Contrôle technique :

ALPES CONTROLES
Agence de Fréjus
Espace Vernèdes
6-7 Chemin des Vernèdes - 83480 FREJUS
Tél : 04 83 16 40 11
frejus@alpes-controles.fr

SOCSPS / Olivier SCHMIDT
4668, route de Brignoles
83149 BRAS
Tél : 06 37 83 92 04
so.schmidtolivier@gmail.com

DATE	INDICE	MODIFICATIONS	N° plan : FL.02 Echelle : 1/50



7 rue de la Bourgade - 83490 Le Muy

RUE LOUIS CAVALIER




RUE DES JARDINS

RUE DE LA BOURGADE

Grille pare pluie de refoulement
GEA 400x200

Grille pare pluie de refoulement
GEA 400x200


Grille pare pluie de refoulement
GEA 400x200

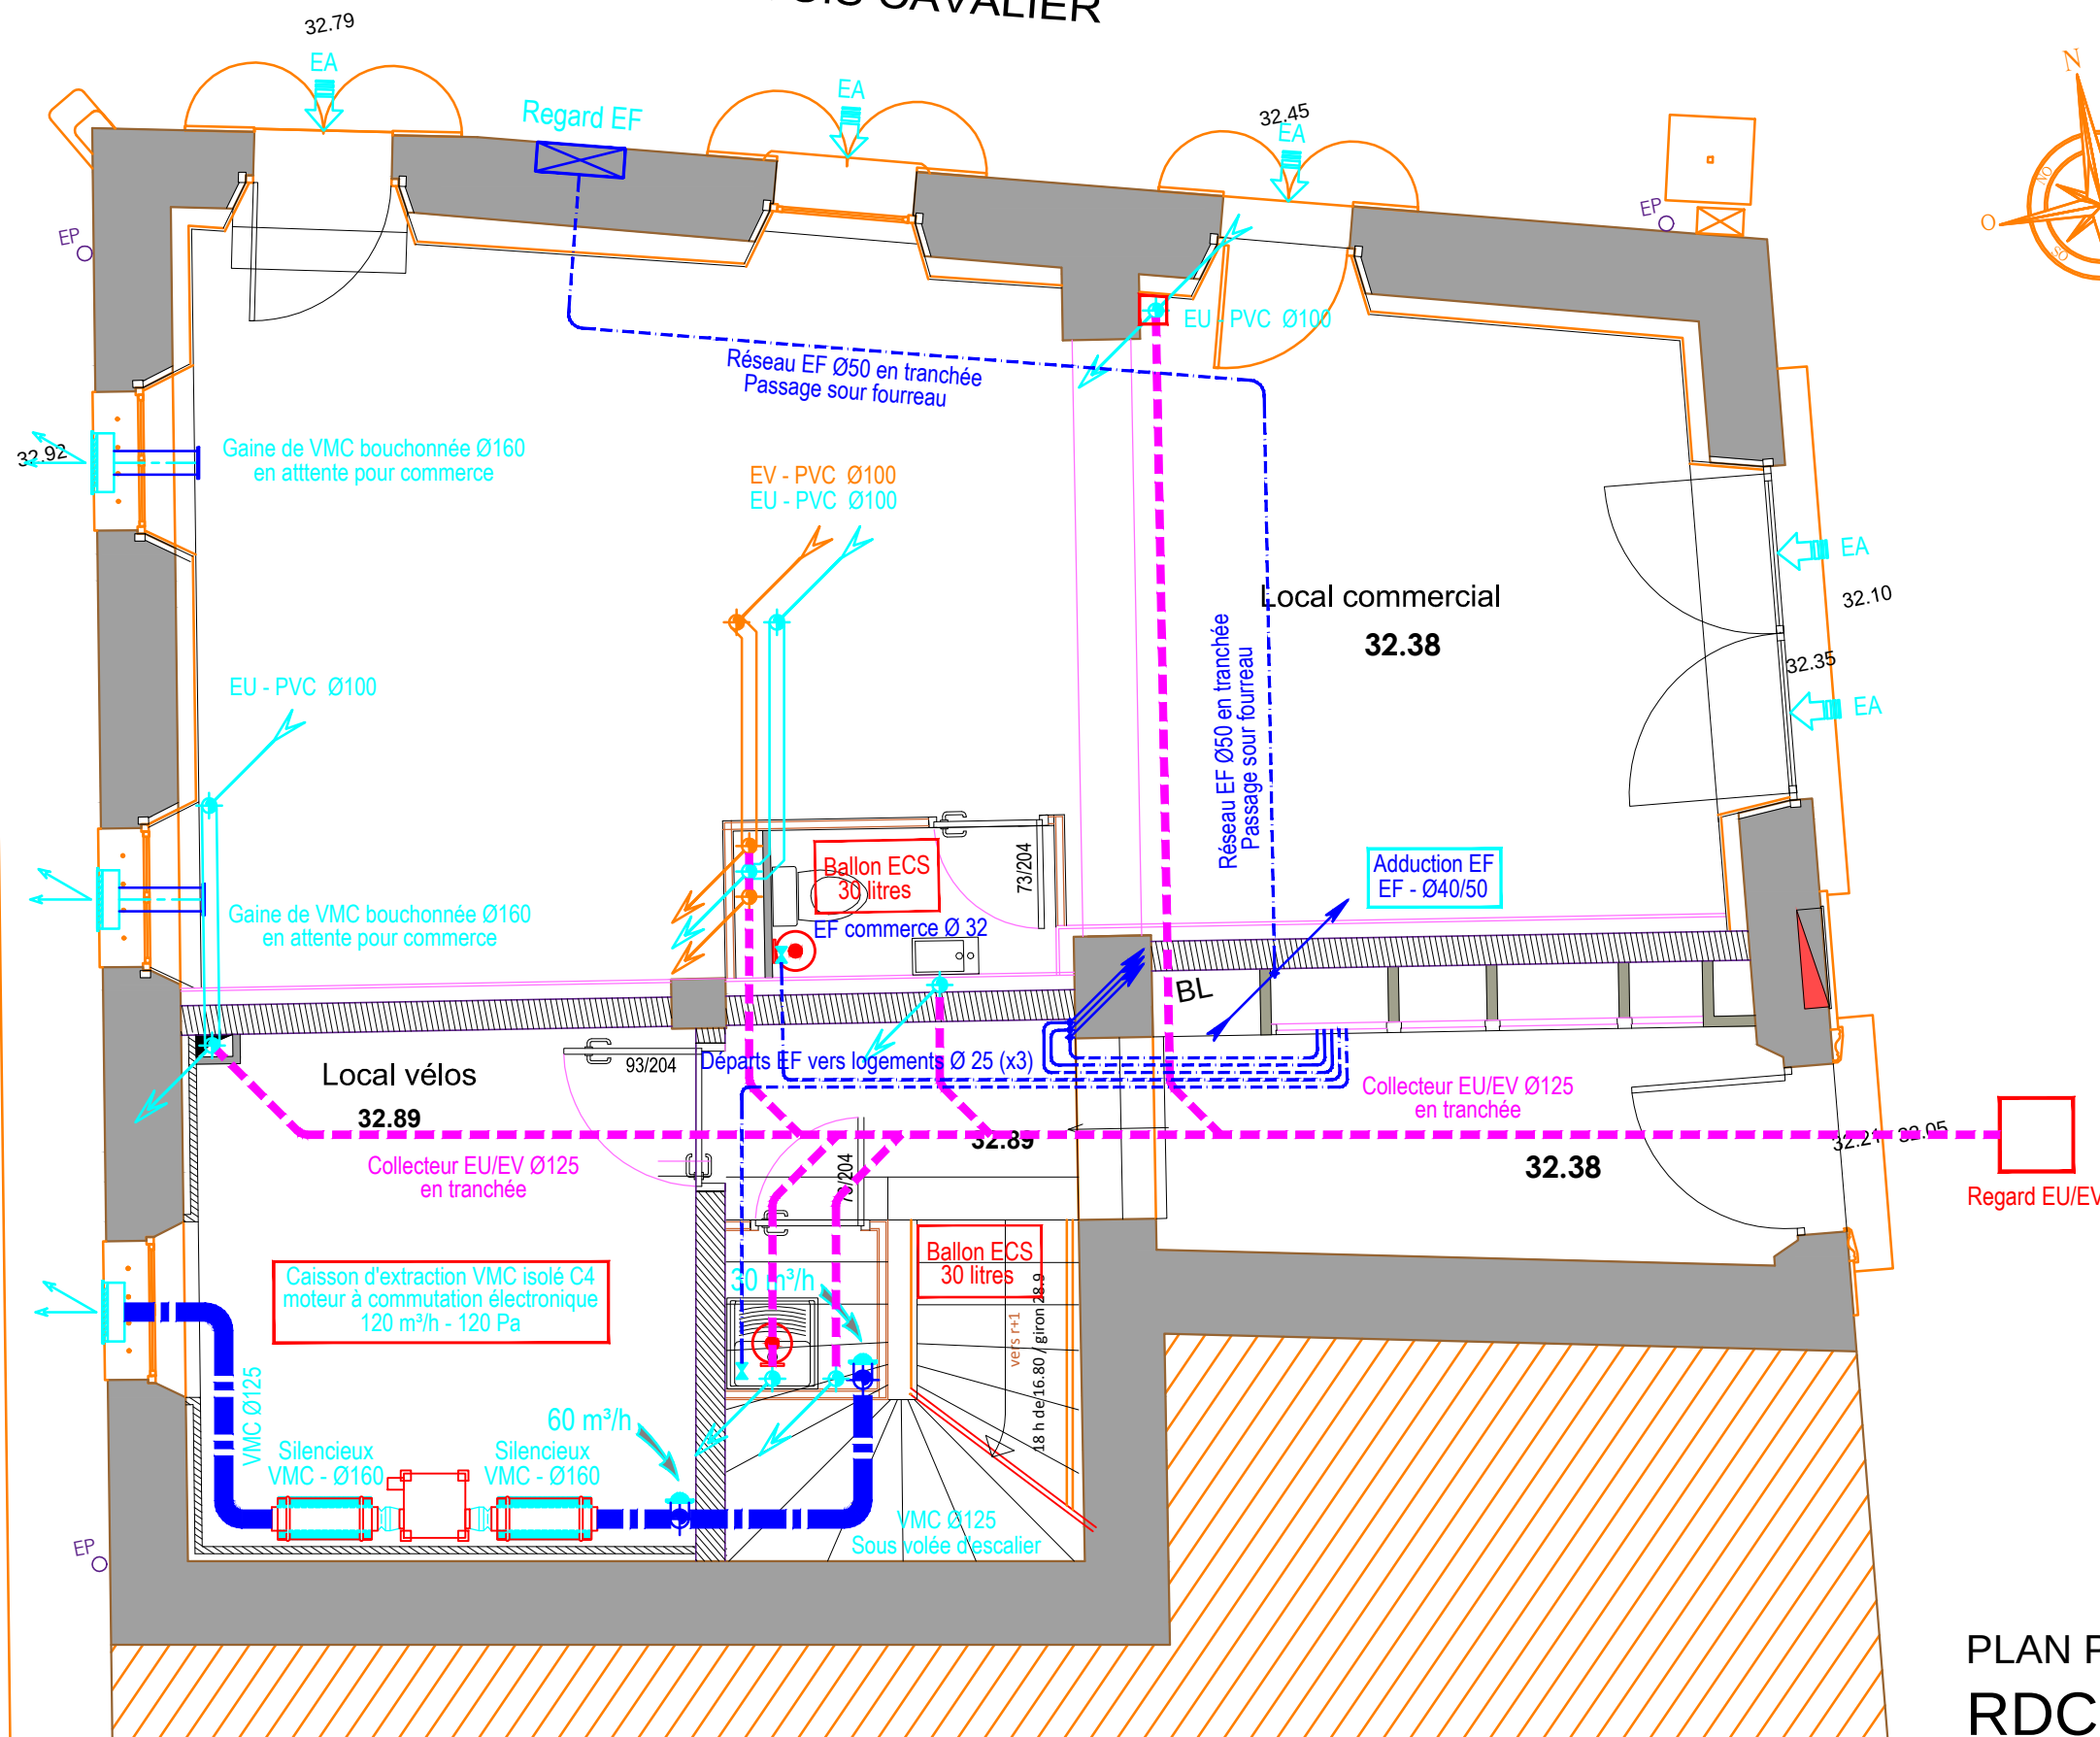

PLAN PROJET
RDC




7 rue de la Bourgade - 83490 Le Muy

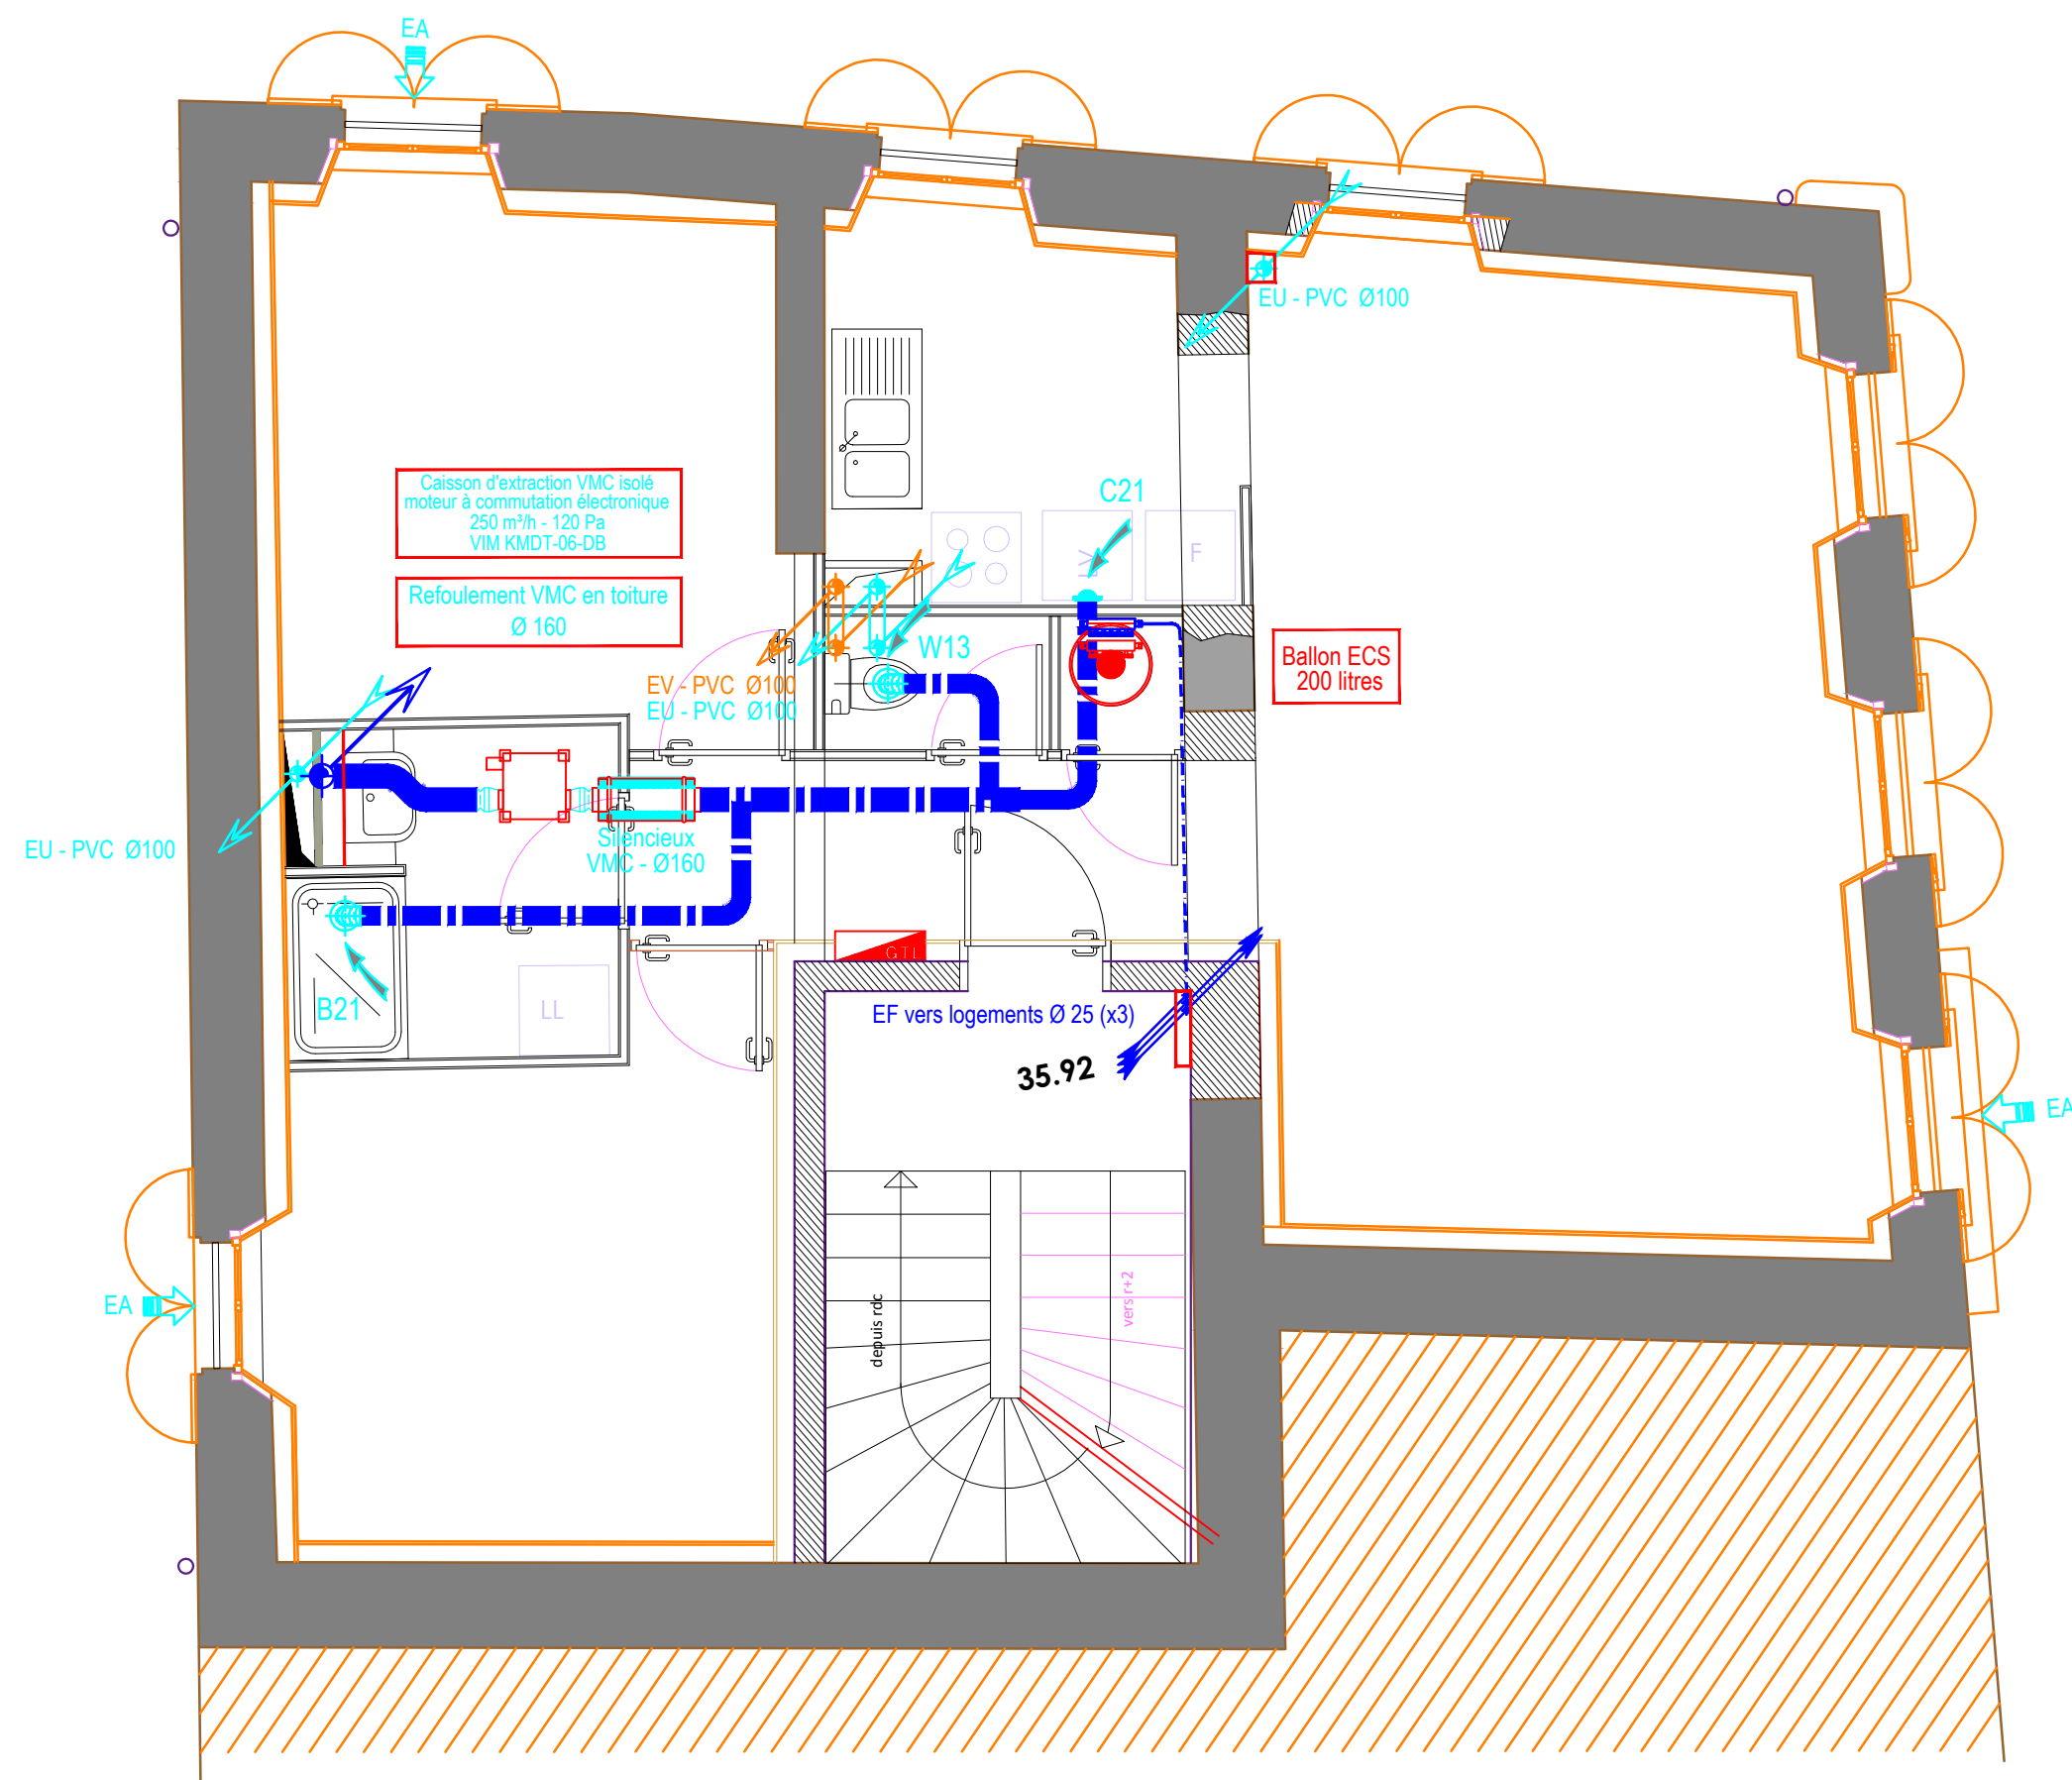

PLAN PROJET
R+1

A horizontal beam of total length 5 m is divided into five equal segments of 1 m each. The segments alternate in color: dark gray, light gray, dark gray, light gray, and dark gray, starting from the left end.

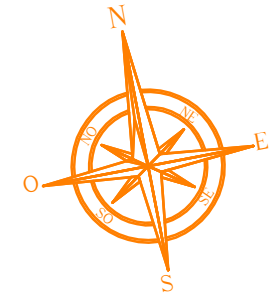

PLAN PROJET R+2




7 rue de la Bourgade - 83490 Le Muy

RUE DES JARDINS

RUE LOUIS CAVALIER



RUE DE LA BOURGADE

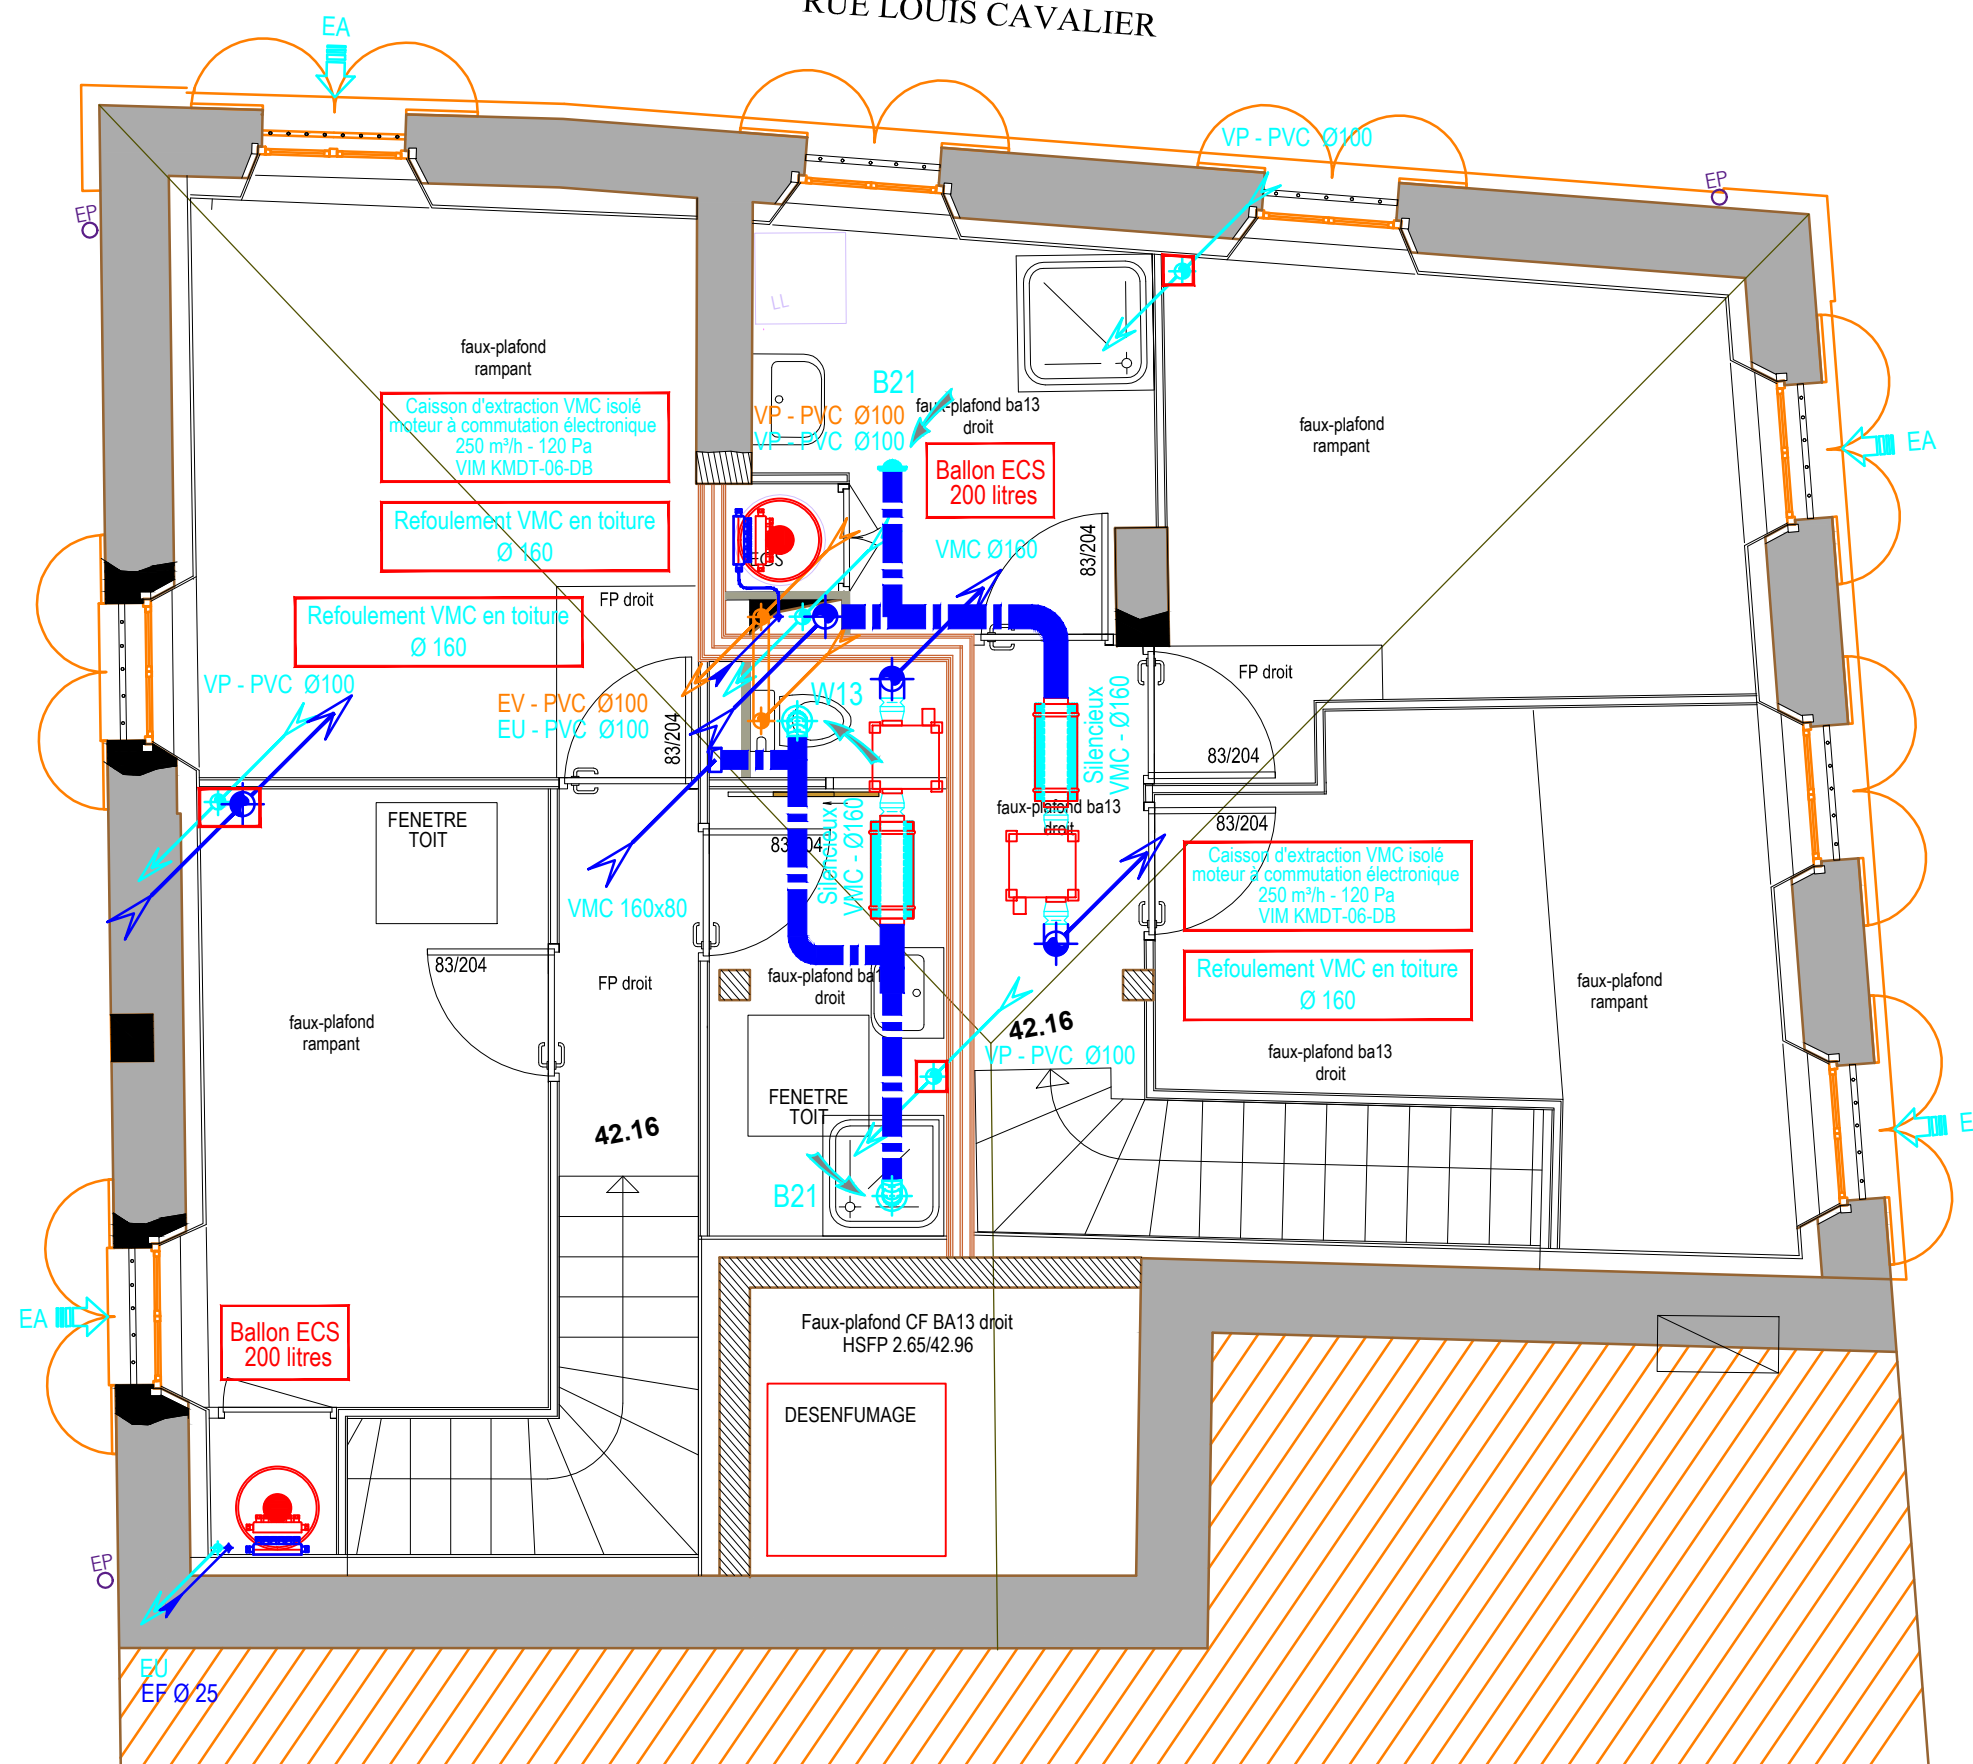

PLAN PROJET
R+3