

LEGENDE



 
Chauffe eau électrique




Réseaux encastrés d'alimentation des appareils sanitaires (EF et ECS)
Tubes multi-couches sous fourreau cintroplast
- Alimentation générale des logements en EF et ECS : Ø 20/26
- Baignoires, douches : Ø 16/20
- WC, éviers, vasques, lavabos, attentes LL et LV : Ø 13/16




Nourrices de distribution de plomberie (EF & ECS) - Ø 20/27




Chutes EU - PVC Ø100 + calorifuge

 

Chutes EV - PVC Ø100 + calorifuge

 

Descentes EP extérieures

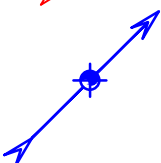

Colonnes de VMC en acier galvanisé + calorifuge



Bouches d'extraction de VMC de type Hygroréglable B (Aldes sous avis technique)



Entrées d'air hygroréglables associées au système d'extraction Hygro B (AT Aldes)
Plage de débit pour logements : 6 / 44 m³/h sous 20 Pa



MAITRE D'OUVRAGE :

SAIEM DE CONSTRUCTION DE DRAGUIGNAN
247 RUE JEAN AICARD
83300 DRAGUIGNAN
Tel : 04 94 50 11 05

RESTRUCTURATION DE QUATRE BÂTIMENTS AU MUY
POUR CRÉATION DE LOGEMENTS LOCATIFS SOCIAUX ET COMMERCE

BATIMENT 4
22 route nationale 7 - 83490 Le Muy

ETAT PROJETÉ

PLOMBERIE SANITAIRE - VMC

Phase :
PRO

Date :
04/2026

Maîtrise d'oeuvre :

STEPHANE COMBY ARCHITECTE DPLG
7 bis, rue source Saint Michel
83340 FLASSANS SUR ISSOLE
Tél : 04 94 59 60 90
comby.architectes@orange.fr

INGENIERIE 84
Pôle BTP - Espace Capitou
32 Allée Sébastien Vauban - 83600 FREJUS
Tél : 04 28 70 69 07
charles.mollard@ingenierie84.fr

BET HERVÉ INGÉNIERIE
250 Chemin du Gabron
83480 PUGET SUR ARGENS
Tel : 06 61 89 03 31
jmh@bet-herve.fr

Contrôle technique :

ALPES CONTROLES
Agence de Fréjus
Espace Vernèdes
6-7 Chemin des Vernèdes - 83480 FREJUS
Tél : 04 83 16 40 11
frejus@alpes-controles.fr



Coordination SPS :

SOCSPS / Olivier SCHMIDT
4668, route de Brignoles
83149 BRAS
Tél : 06 37 83 92 04
so.schmidtolivier@gmail.com

DATE	INDICE	MODIFICATIONS

N° plan :
FL.04


Echelle :
1/50

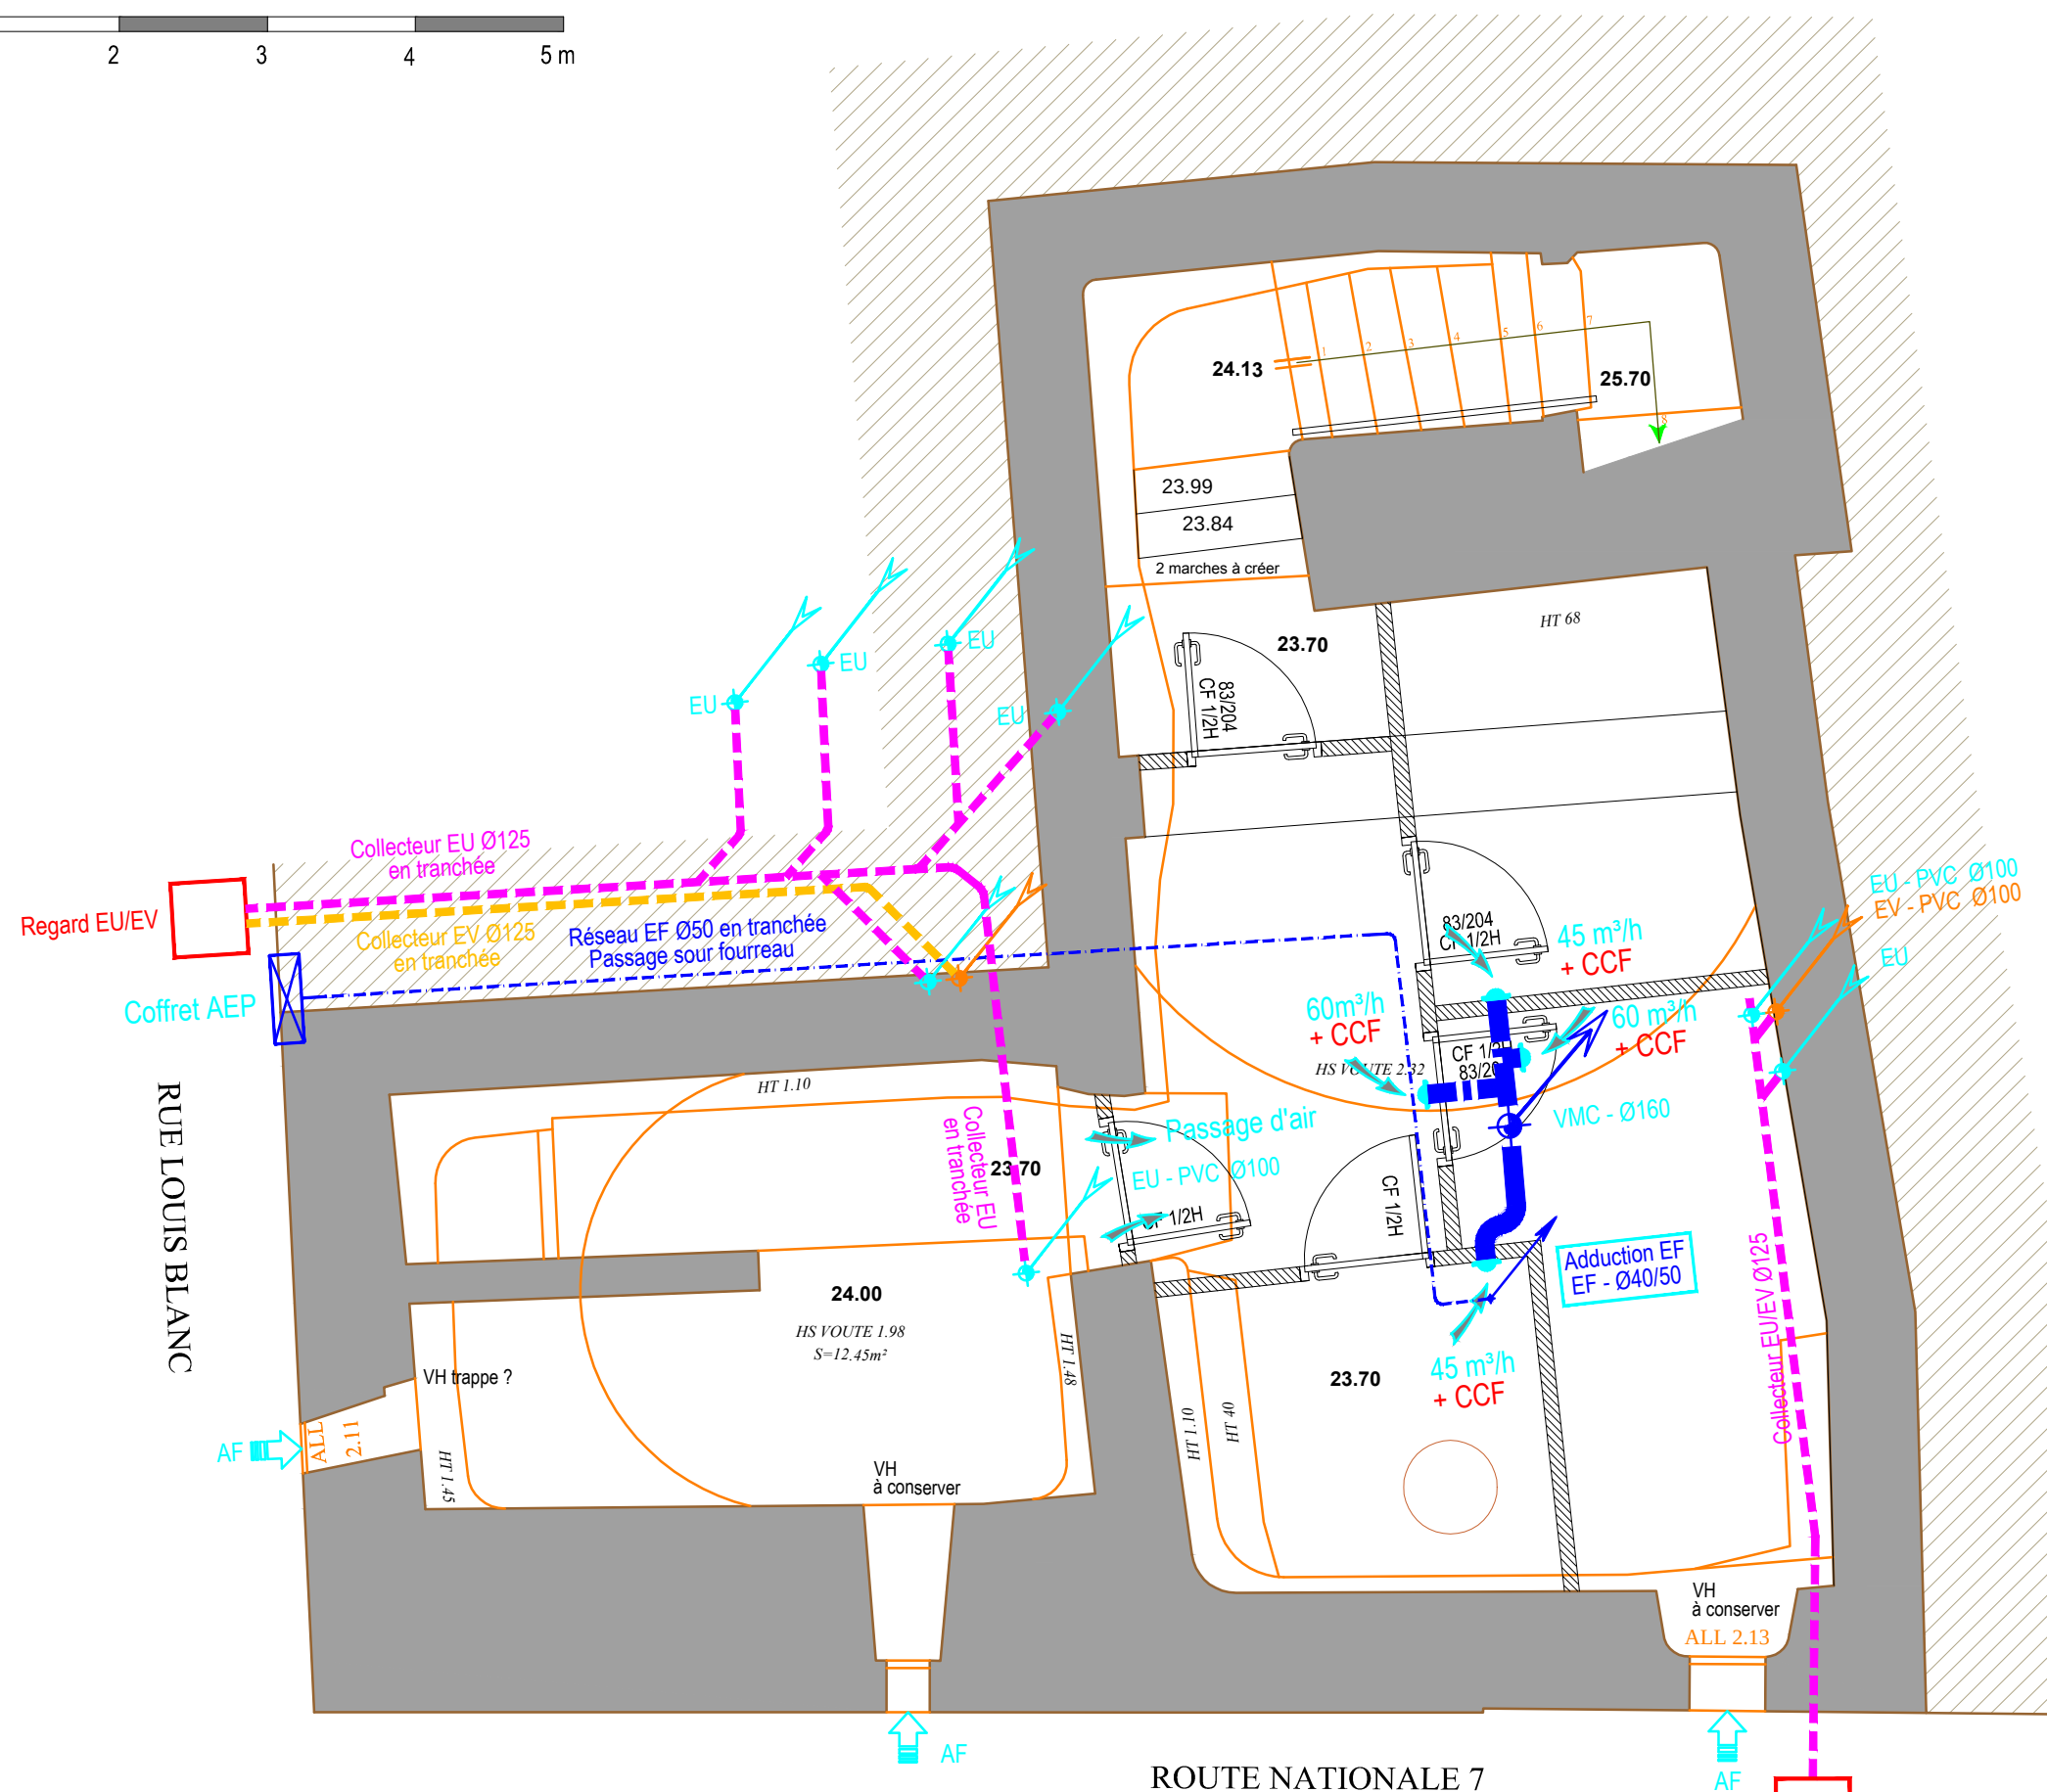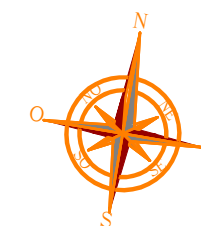

22 route nationale 7 - 83490 Le Muy

ROUTE NATIONALE 7

PLAN PROJET
R-1

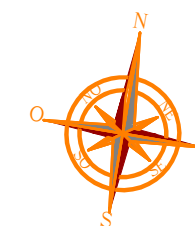




RUE LOUIS BLANC

22 route nationale 7 - 83490 Le Muy

ROUTE NATIONALE 7



PLAN PROJET
RDC

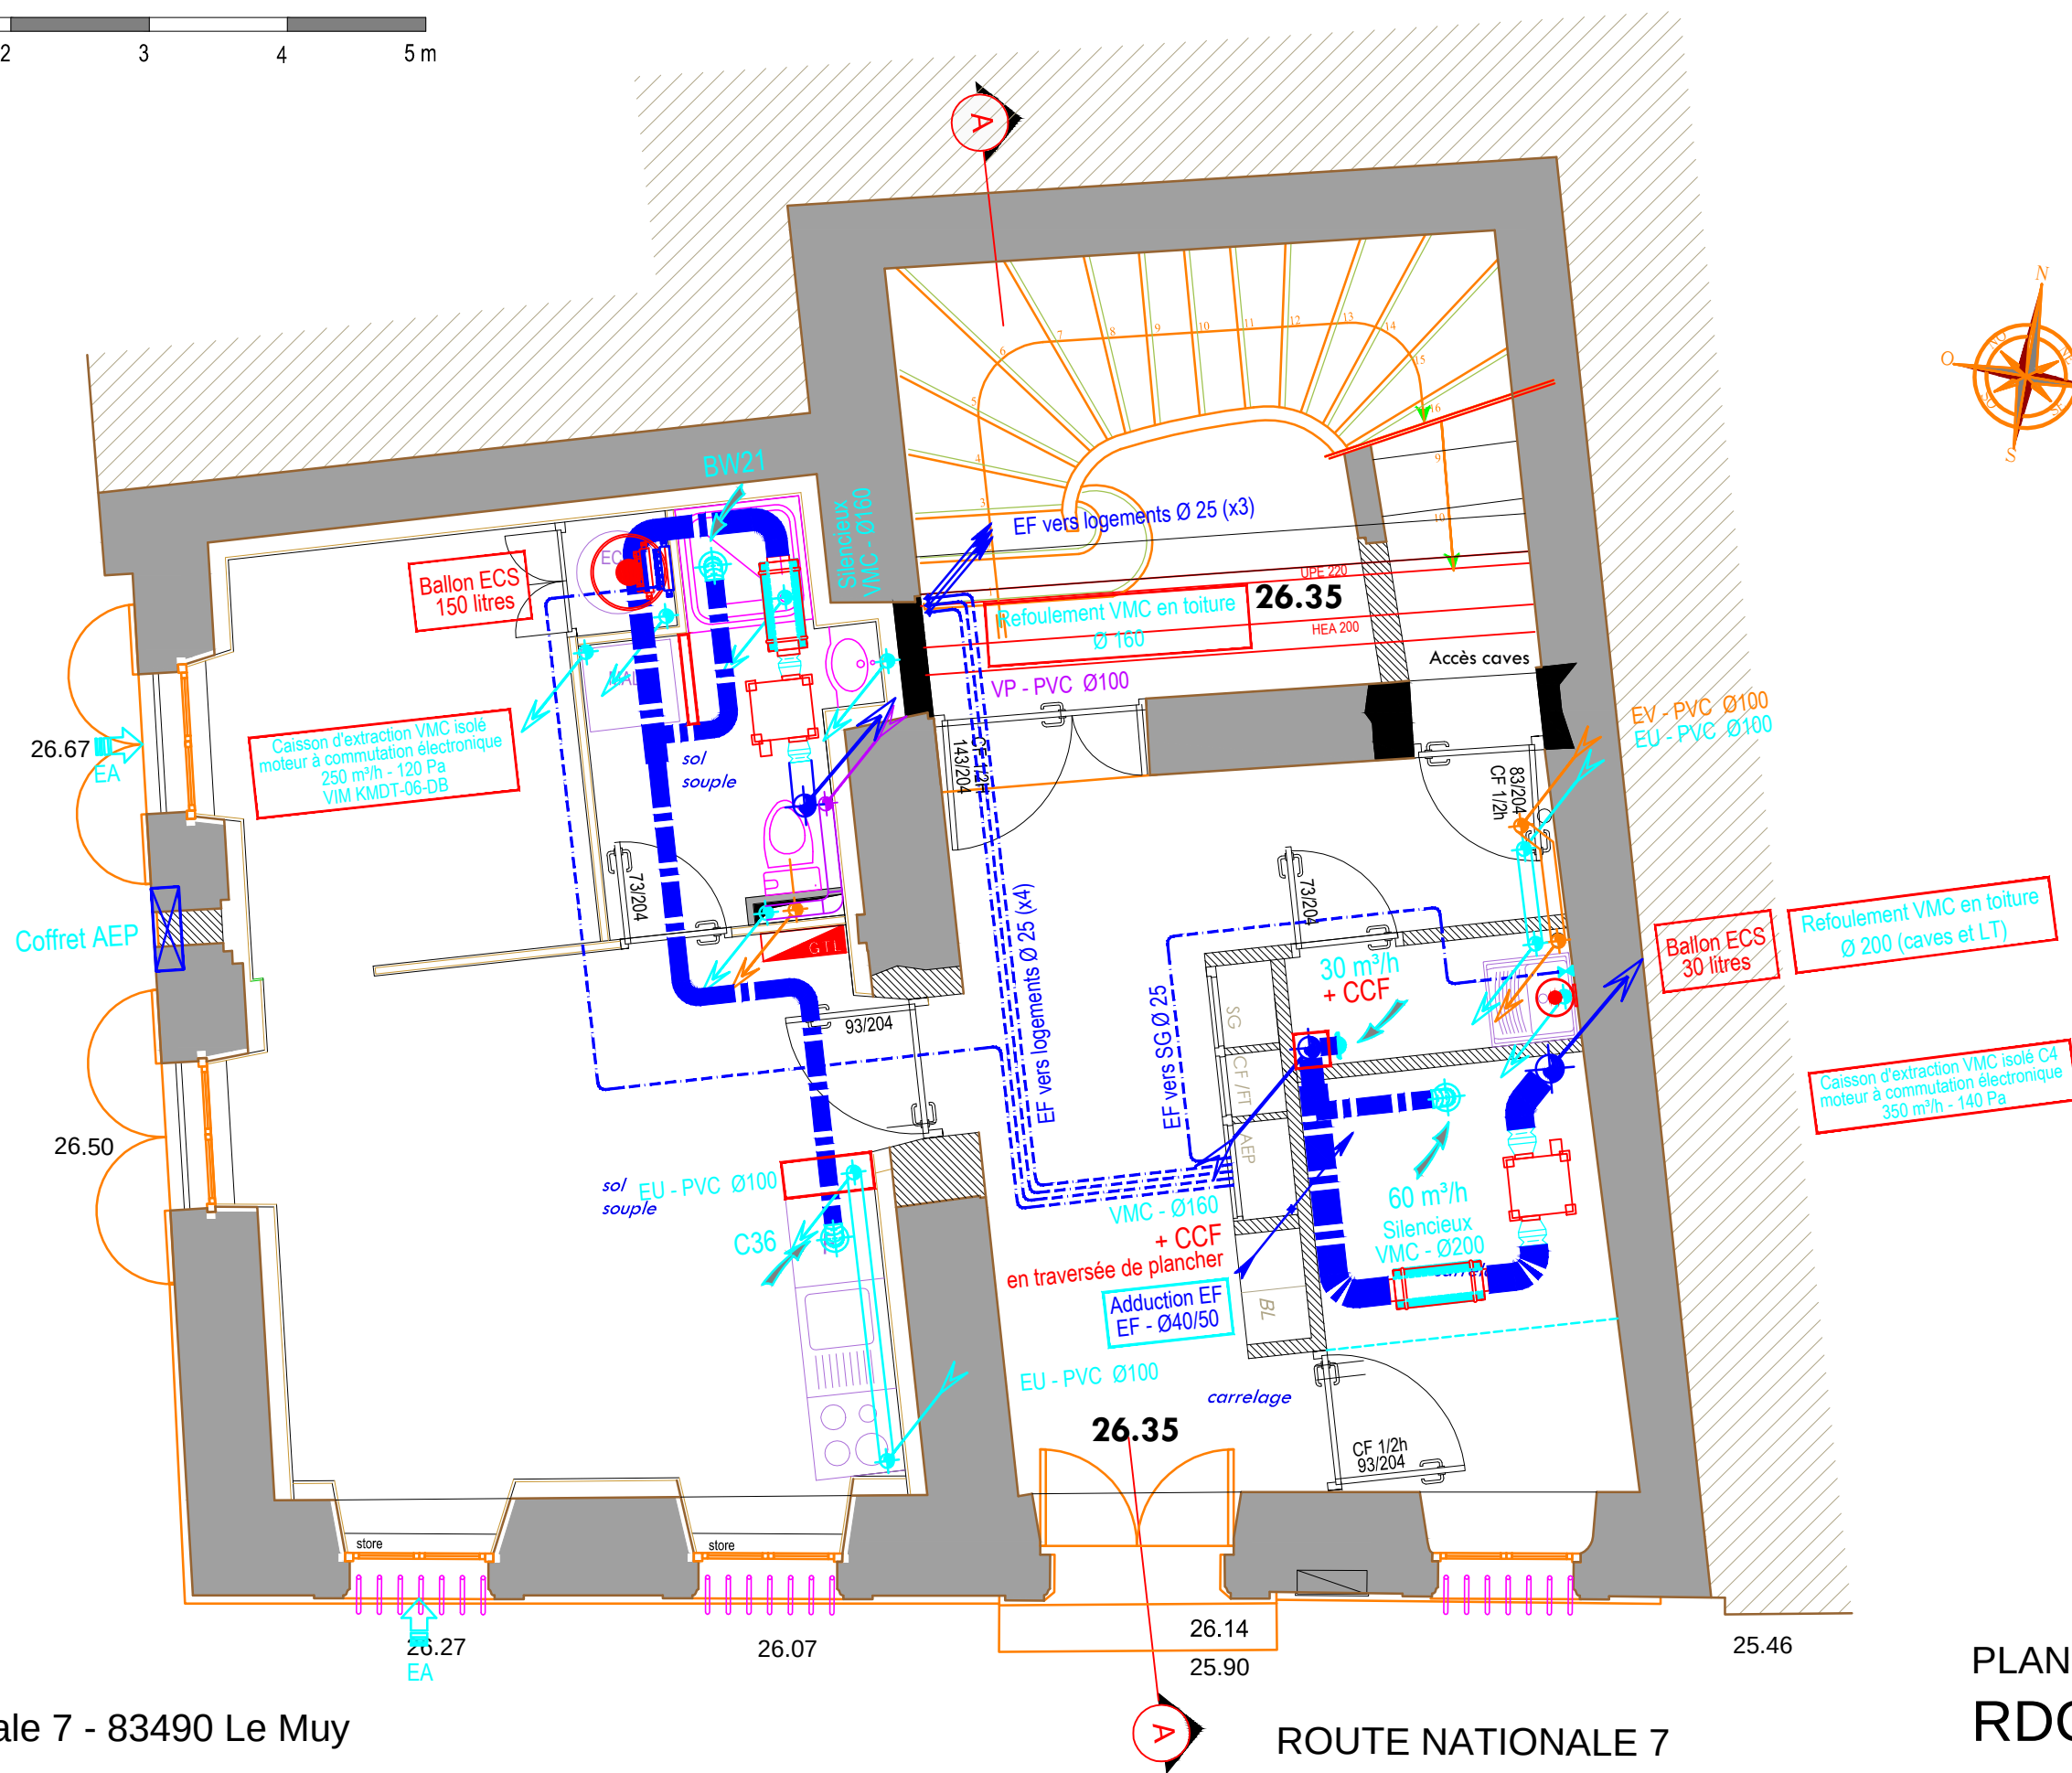

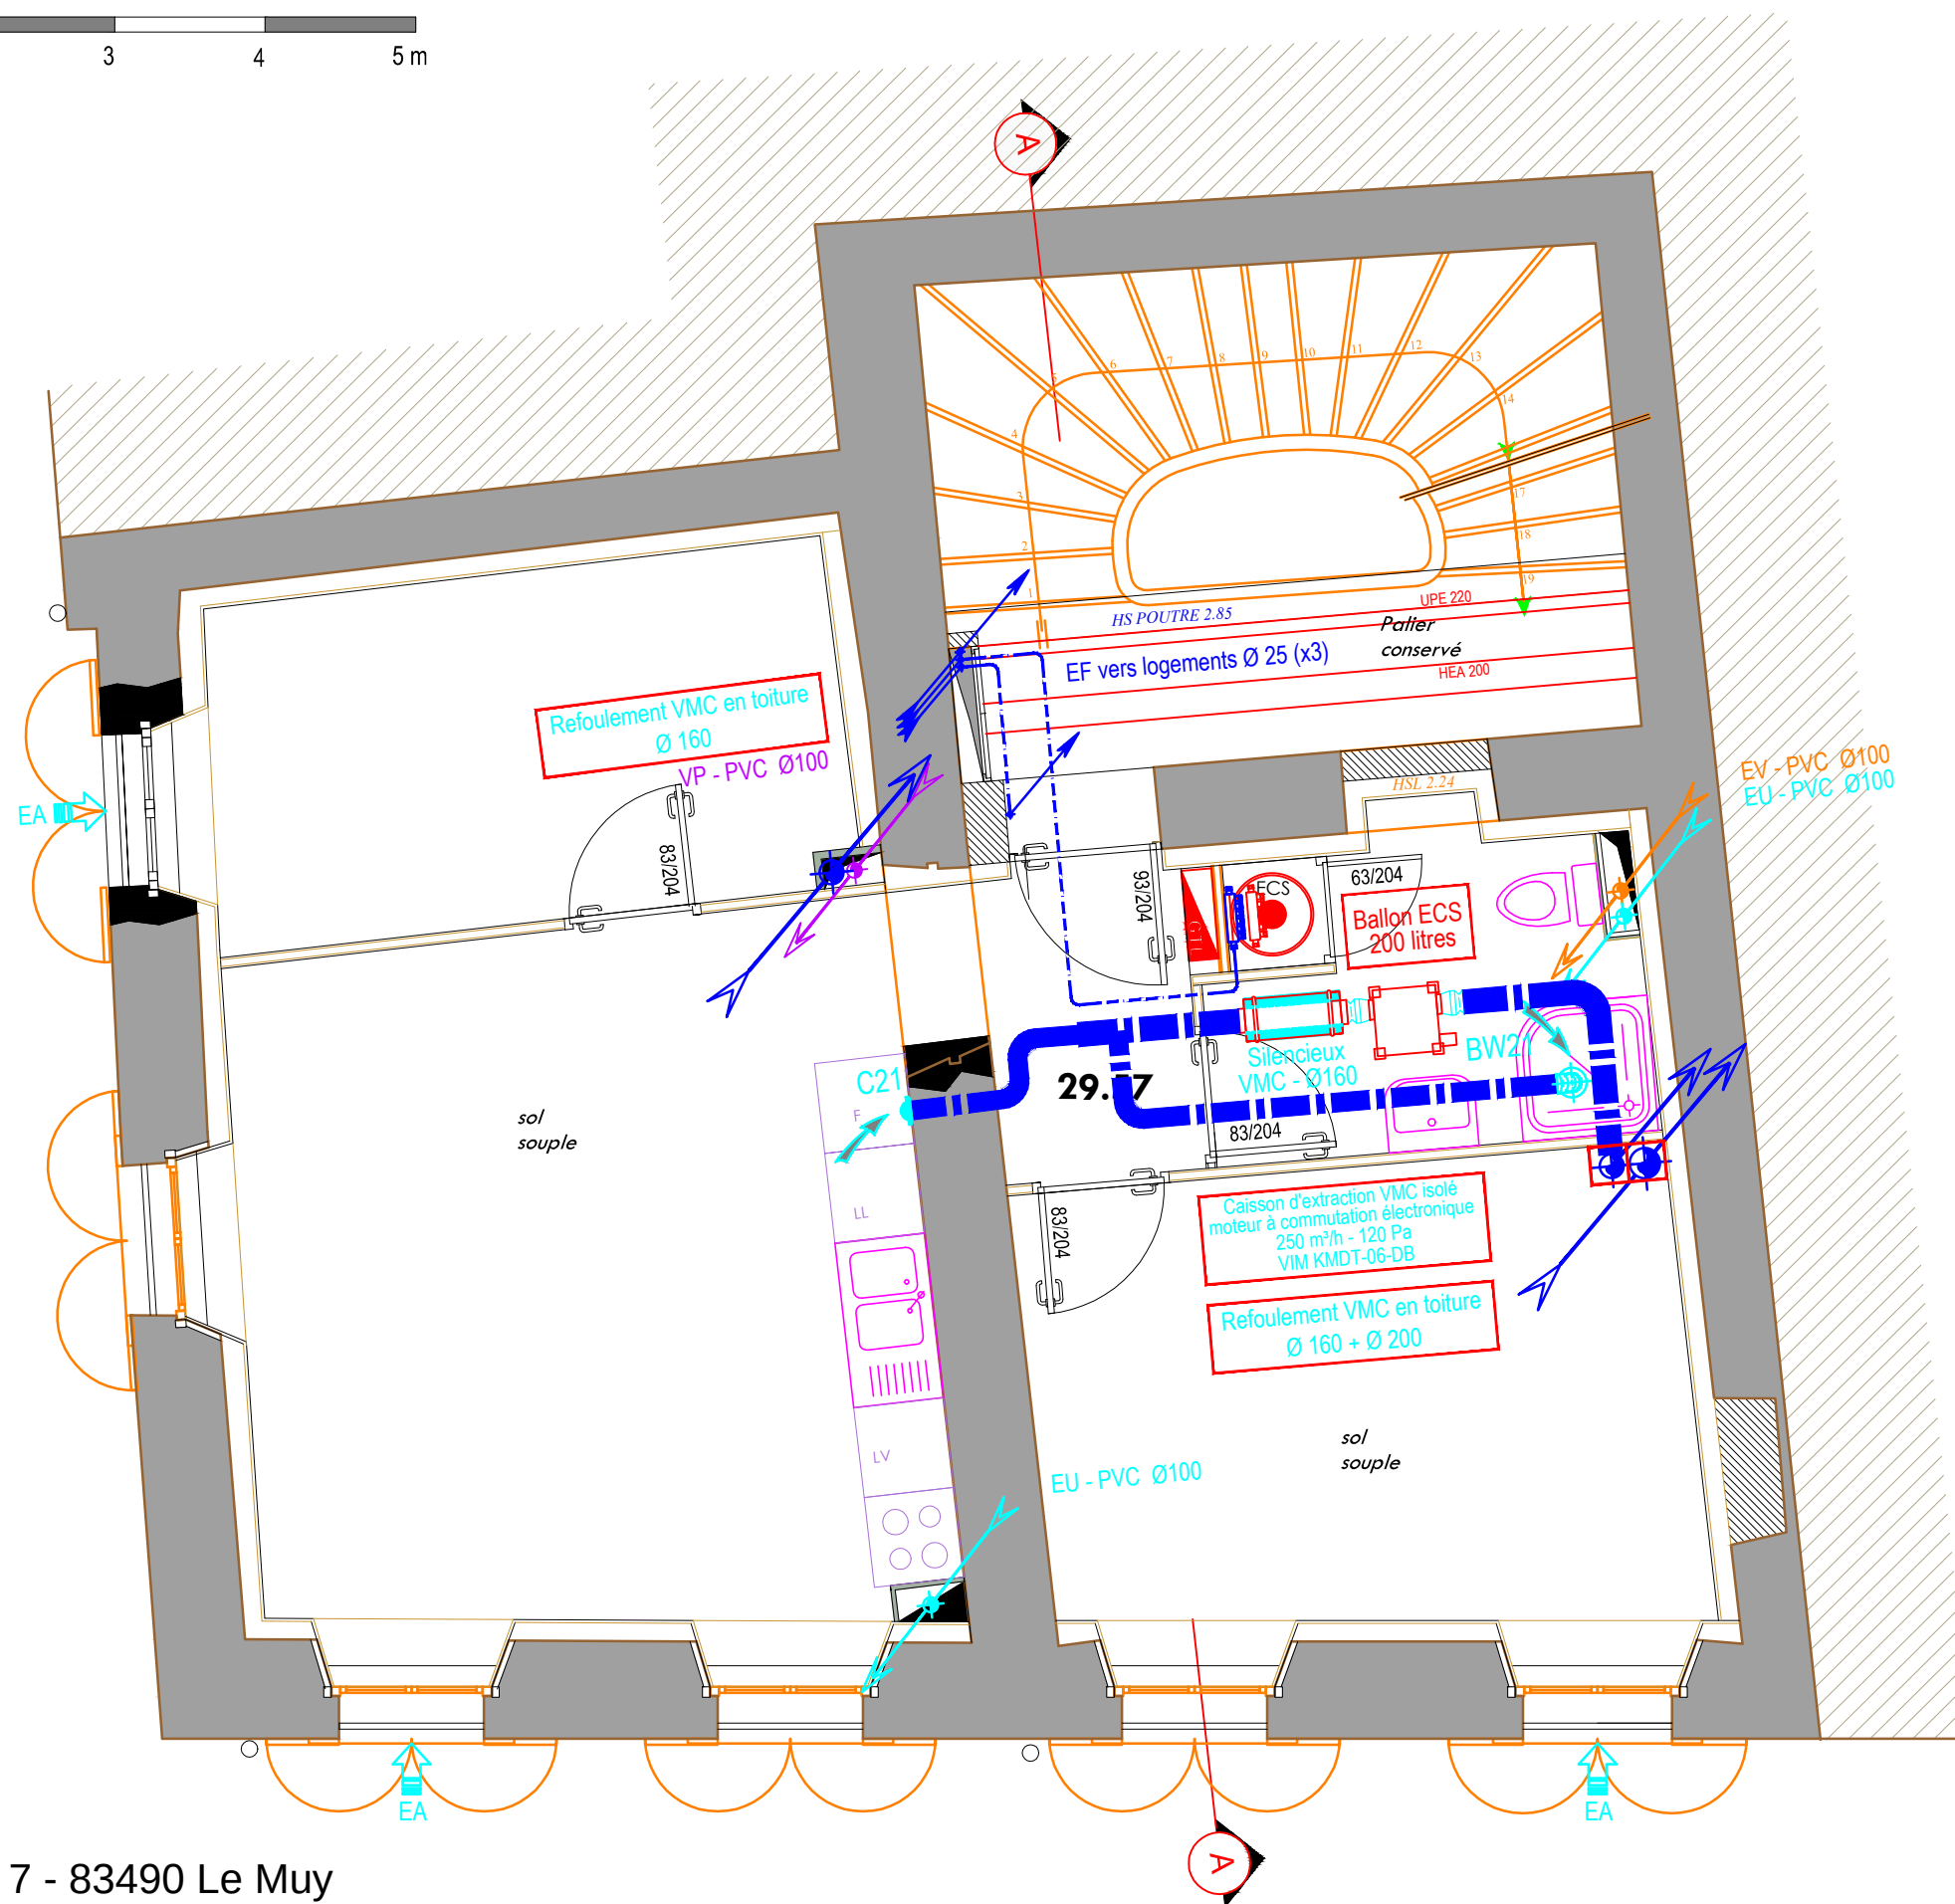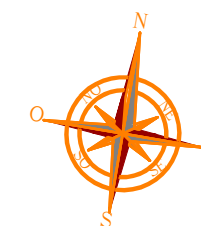

22 route nationale 7 - 83490 Le Muy



PLAN PROJET
R+1

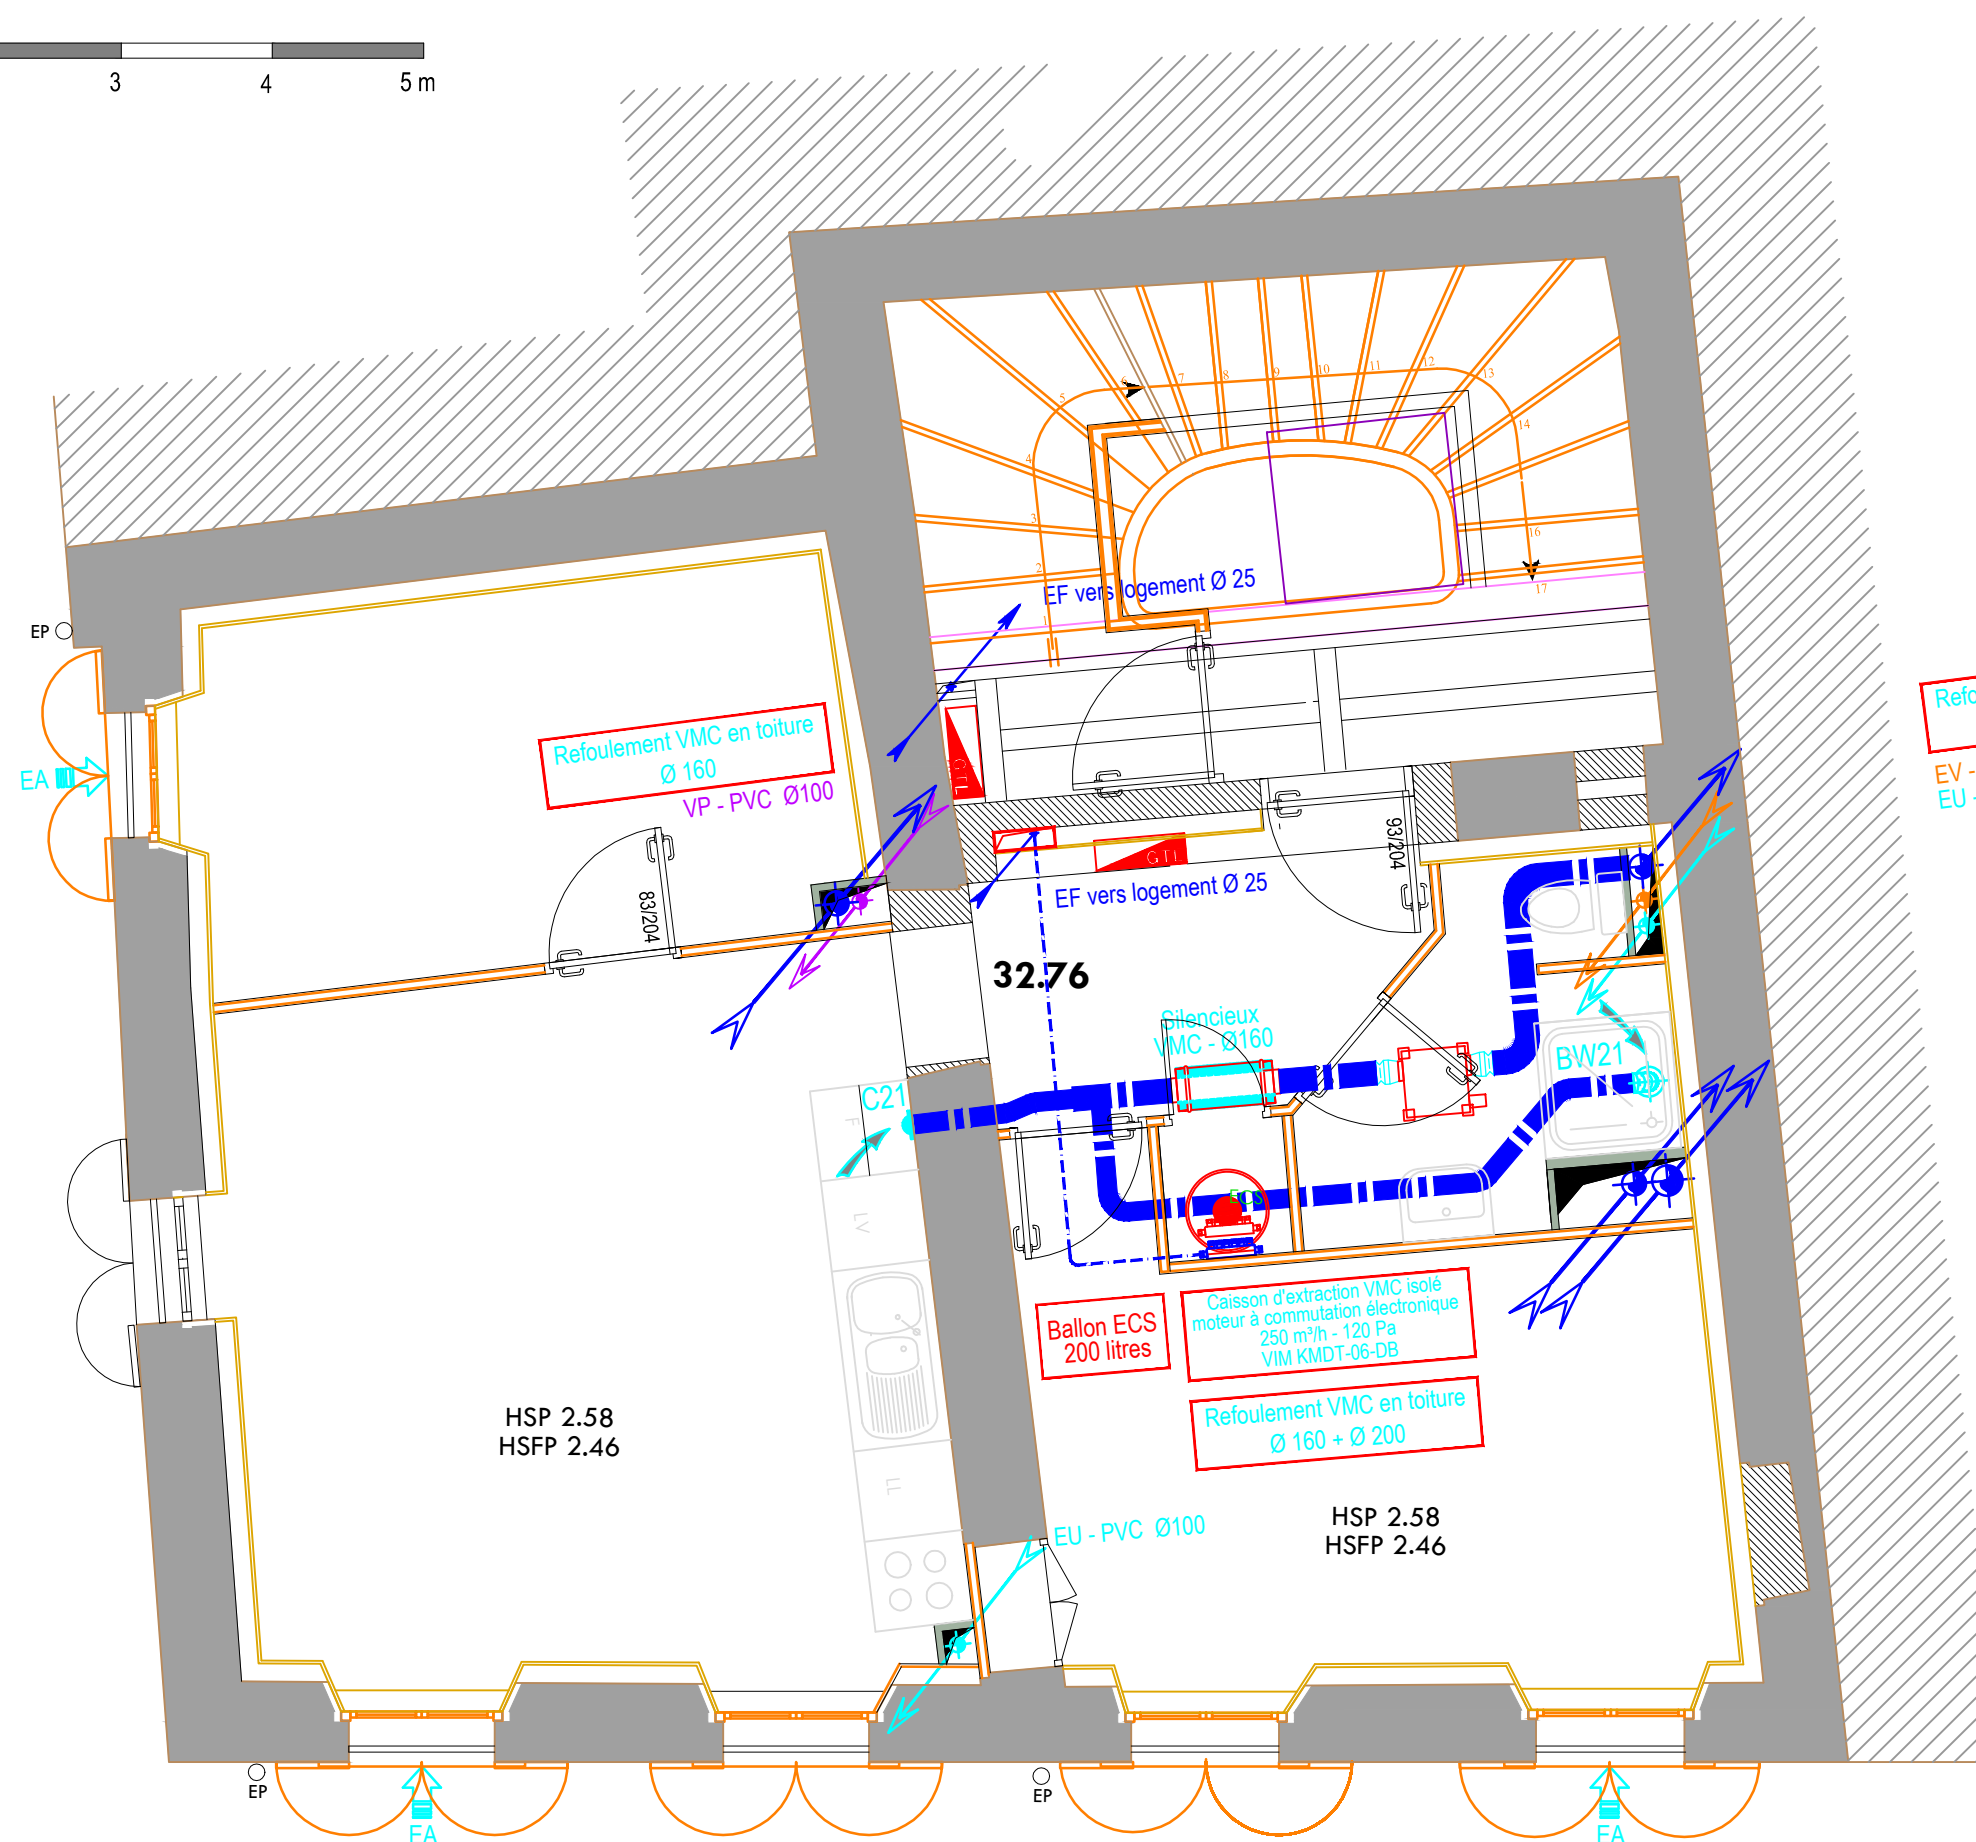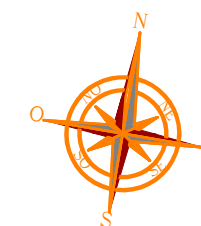

22 route nationale 7 - 83490 Le Muy

ROUTE NATIONALE 7

PLAN PROJET
R+2

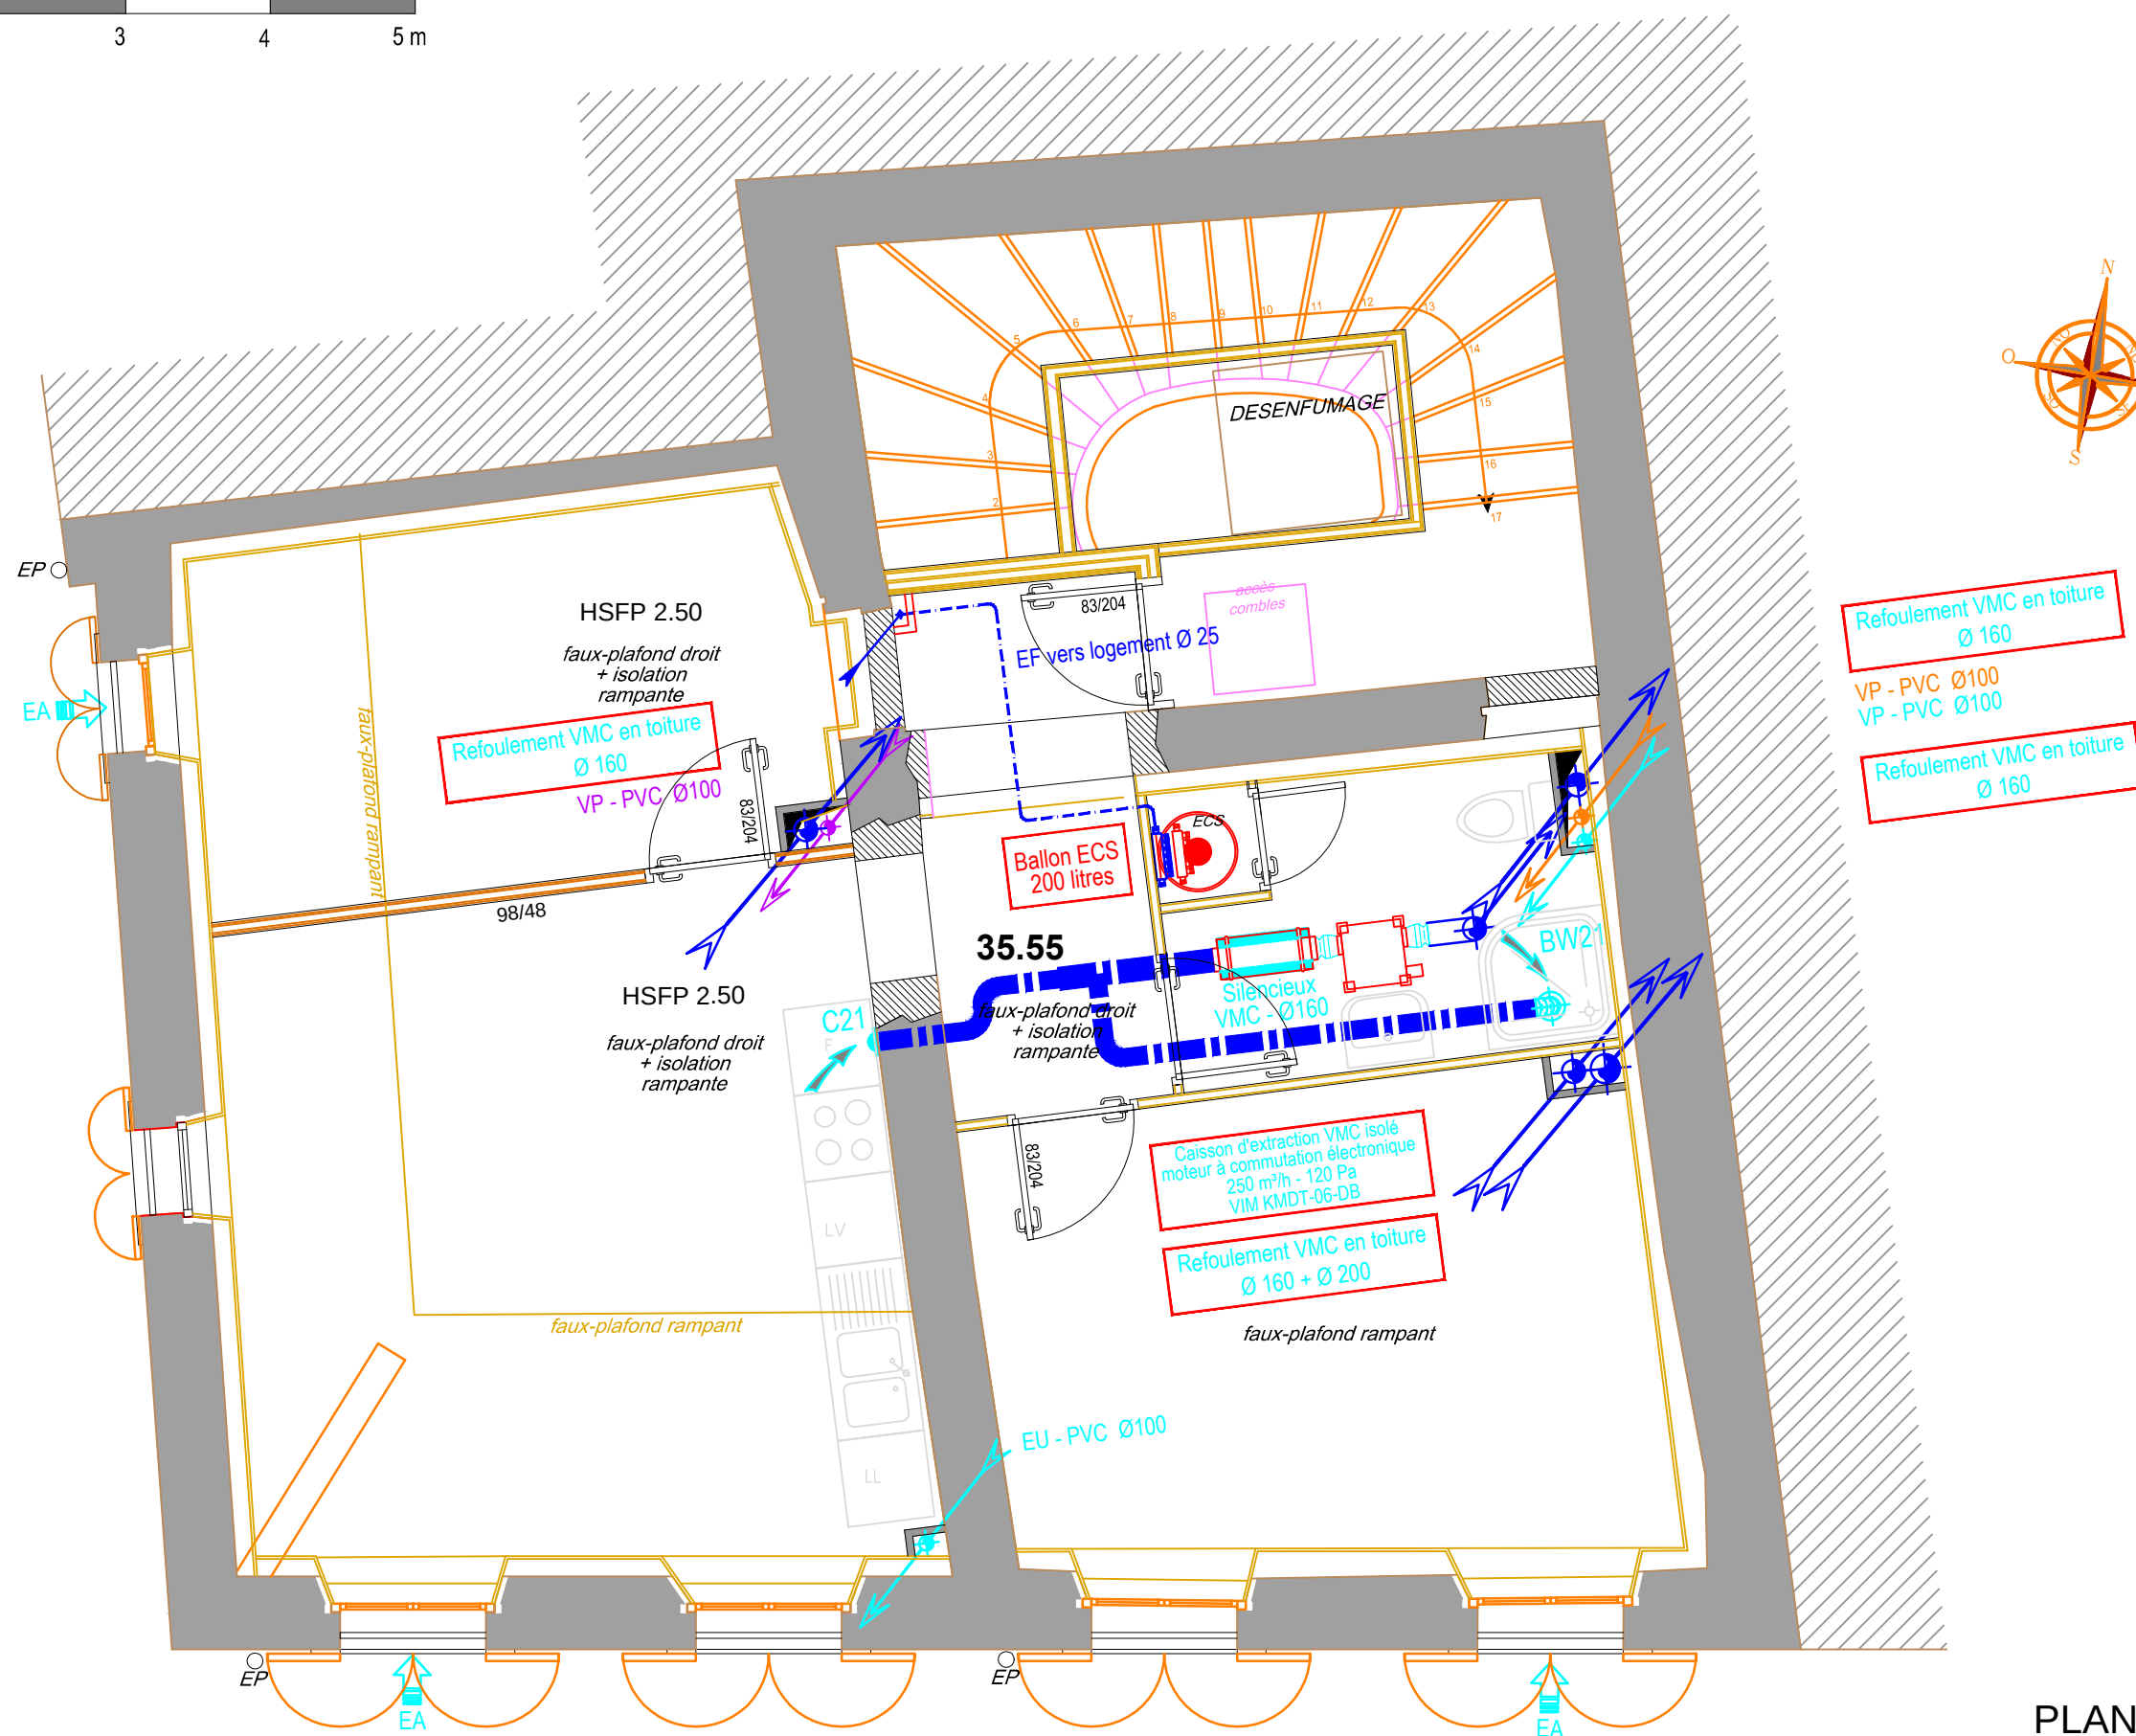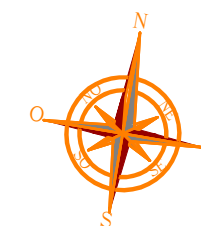

22 route nationale 7 - 83490 Le Muy

PLAN PROJET
R+3