


fondeur

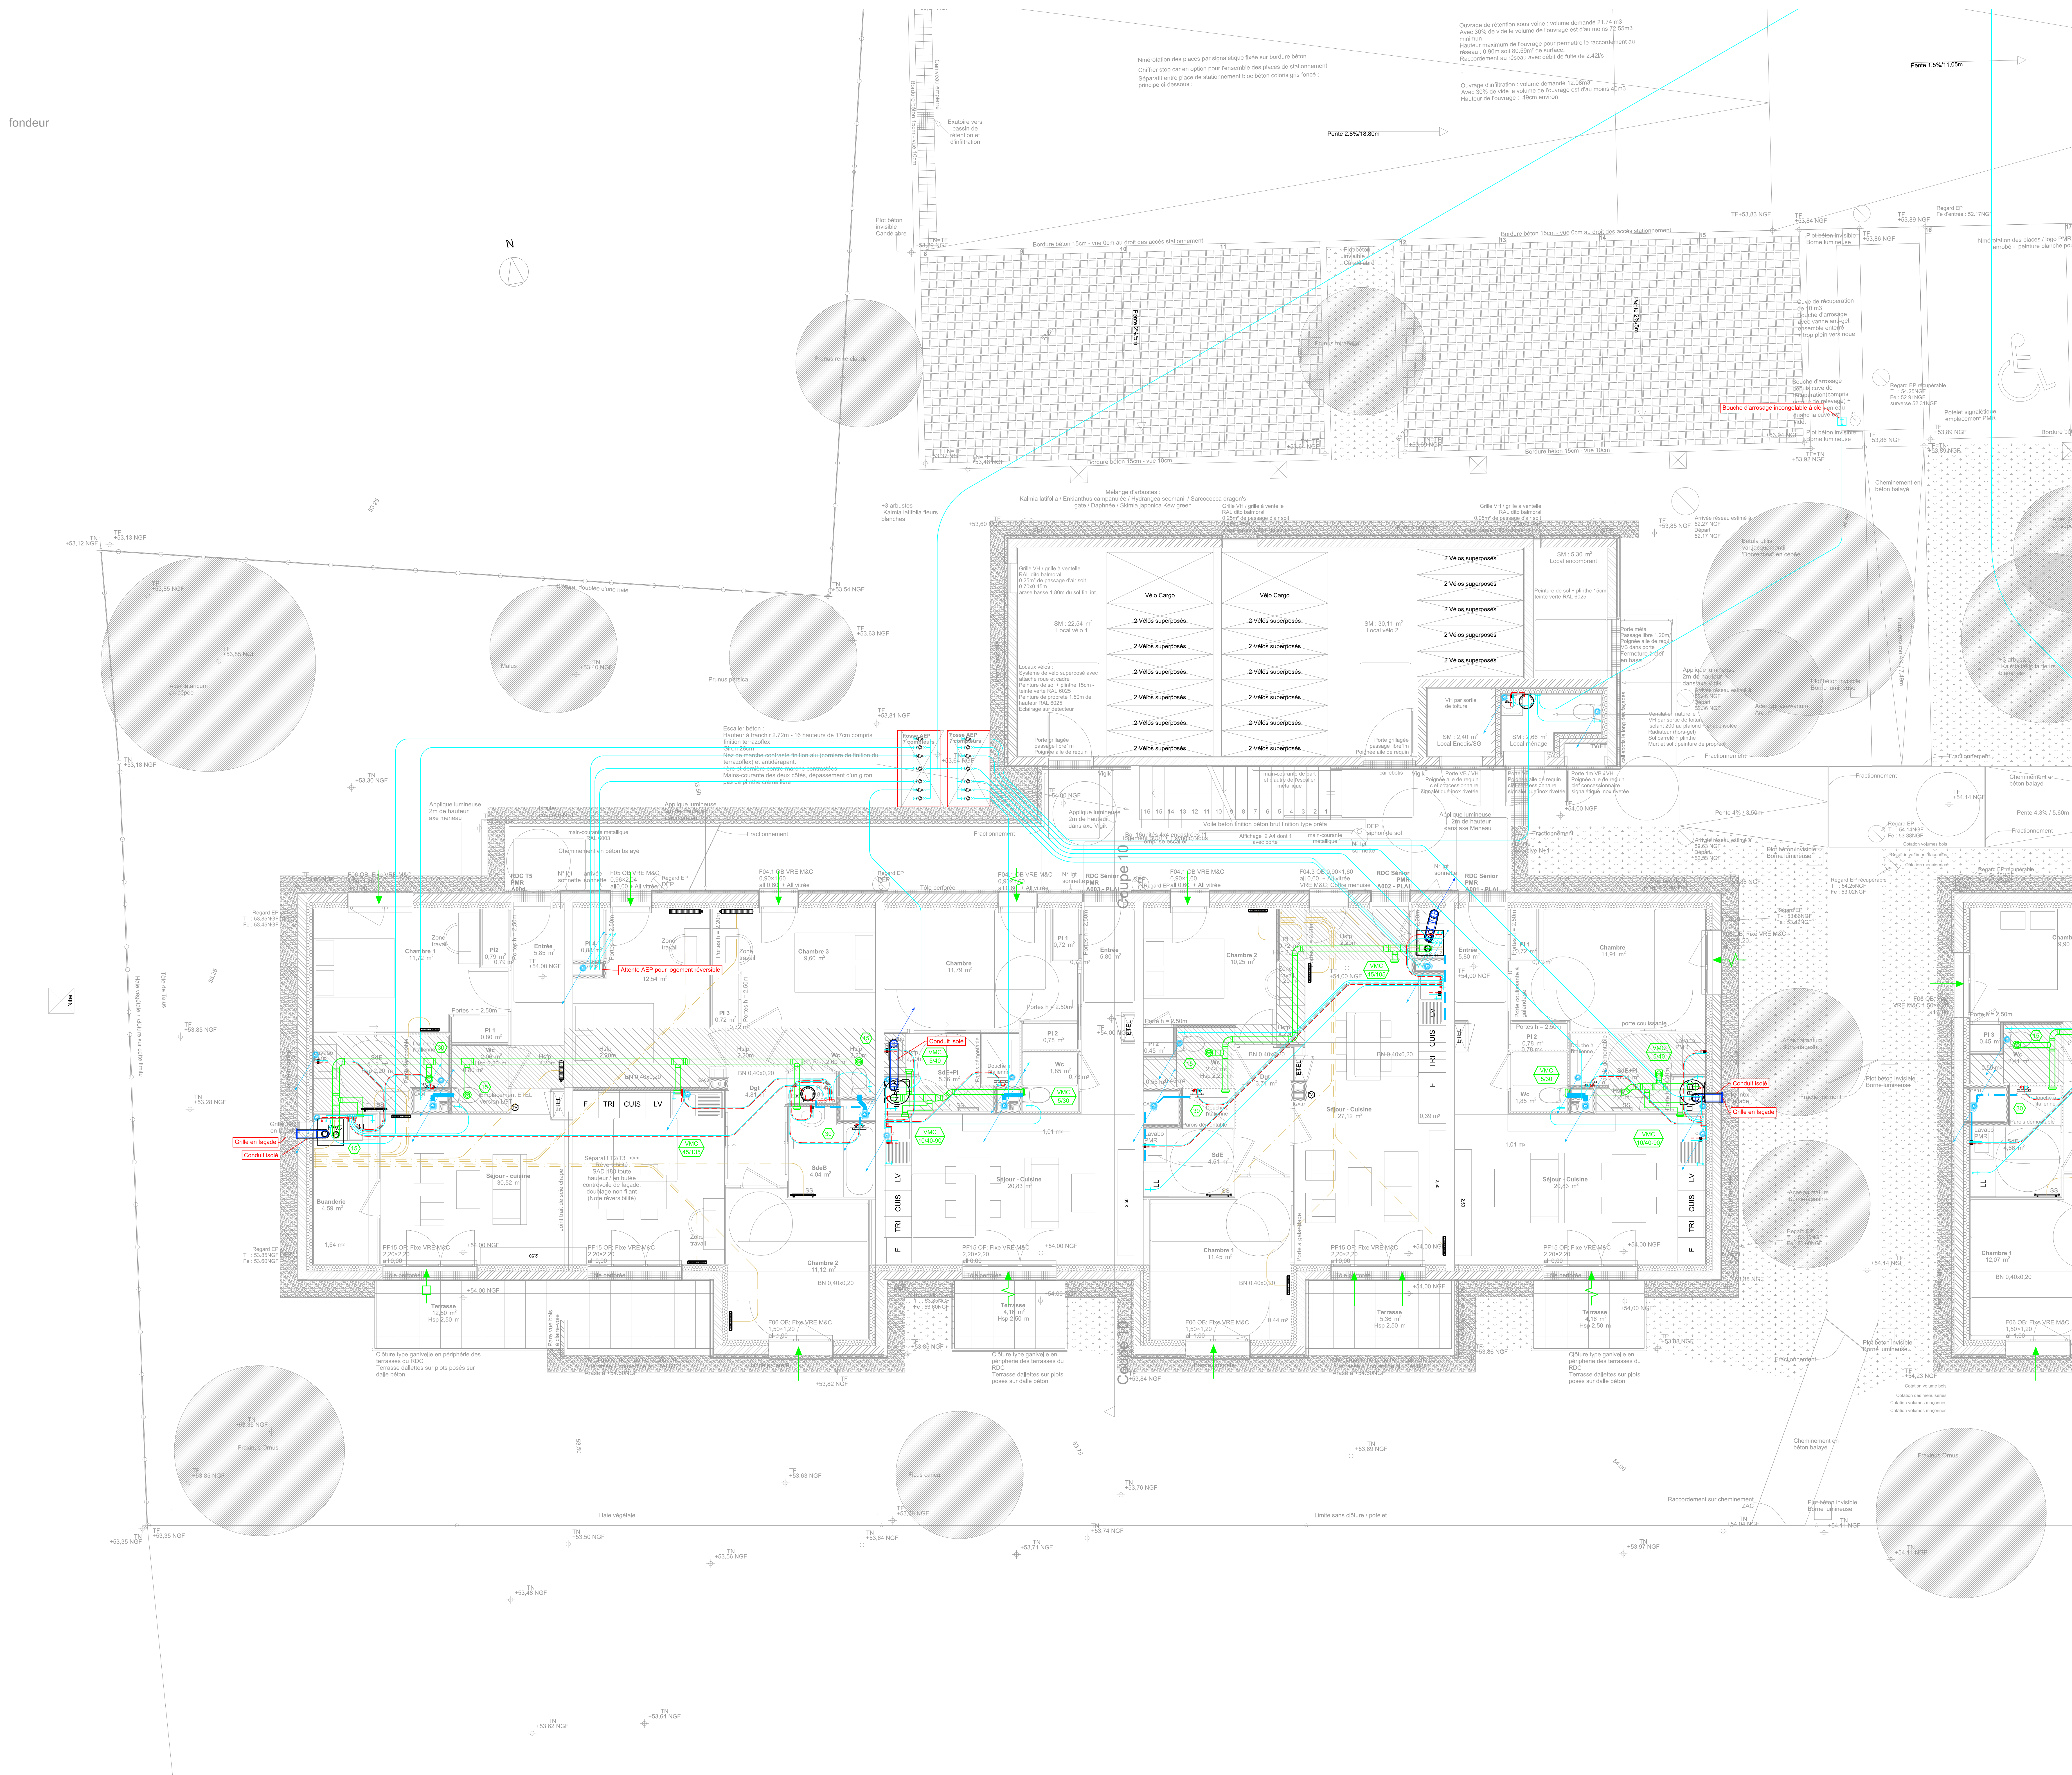

- | LEGENDE | |
|---------|---|
| | Réseau eau froide |
| | Réseau eau chaude sanitaire |
| | Réseau eaux usées et vannes |
| | Réseau chauffage |
| | Réseau ventilation |
| | Réseau ventilation (rejet) |
| | Mitigeur |
| | Robinet machine à laver / Puissance extérieur |
| | Vanne isolement |
| | Chute eaux usées/vannes |
| | Compteur |
| | Radiateur Reggane |
| | Radiateur Vertical |
| | Radiateur sèche serviettes |
| | Collecteur |
| | Thermostat ambiance |
| | Entrée air Hygro réglable 6-45m3/h |
| | Entrée air auto réglable 30m3/h |
| | Entrée air auto réglable 45m3/h |
| | Bouche extraction autoréglable |
| | Bouche extraction hygro réglable |
| | Débit extraction |
| | Colonne ventilation |

Zac du Champ Botrel

ACIGNE

MAITRE D'OUVRAGE
AIGUILLON

60 avenue du Canada
35201 Rennes

MAITRE D'OEUVRE
PRISM Arch

101A Avenue Henri Fréville
35200 Rennes

[illegible]

Ces plans fluides sont des plans de principe et ne peuvent être utilisés en tant que plans d'exécution



5 rue Jacqueline Auriol
Z.A. Bellevue - 35235
THORIGNÉ-FOUILLARD
Énergétique en neuf et rénovation



Dessinateur : F

E24-044

Plan d'implantation RDC

Plomberie Chauffage Ventilation

Echelle:
1/50

DATE _____

15/07/2026