

Maître d'ouvrage :		OFFICE DÉPARTEMENTAL D'ILDM DU MORBIHAN	
ESQ	APD	DOE	Opération : Foyer à double tarification (20 Gaspemris)
PAC		Date :	06.04.1999
2 CH		PLAN AILE SUD	Echelle : 1/50
Architecte :		ATELIER ARHUIS Jacques 5, rue de la Briguesterie S6990 SAINT-AVE Tél.: 02 97 42 54 36 Fax: 02 97 47 86 53	

BECOMETM

**INGÉNIEURS
CONSEILS**

GENIE - CLIMATIQUE - ELECTRICITE - FLUIDES

Slogan social : 3, rue Jacques Cartier - B.P. 62
20352 Quimper cedex
Tél. 02 98 39 06 97 - Fax. 02 98 98 14 39
Agence : Parc Innovation Badegaz-Sud
59000 Vannes
Tél. 02 97 54 27 71

100


DOSSIER DOE

SOMELEC-

ÉLECTRICITÉ
PLOMBERIE - SALLE DE BAINS
CHAUFFAGE GAZ - FIOWL - ÉLECTRICIEN
S.A.V. - CONTRAT D'ENTRETIEN

LEGENDE CHAUFFAGE

CHAUFFAGE EN PLAFOND
CHAUFFAGE EN CHAPE OU DALLE

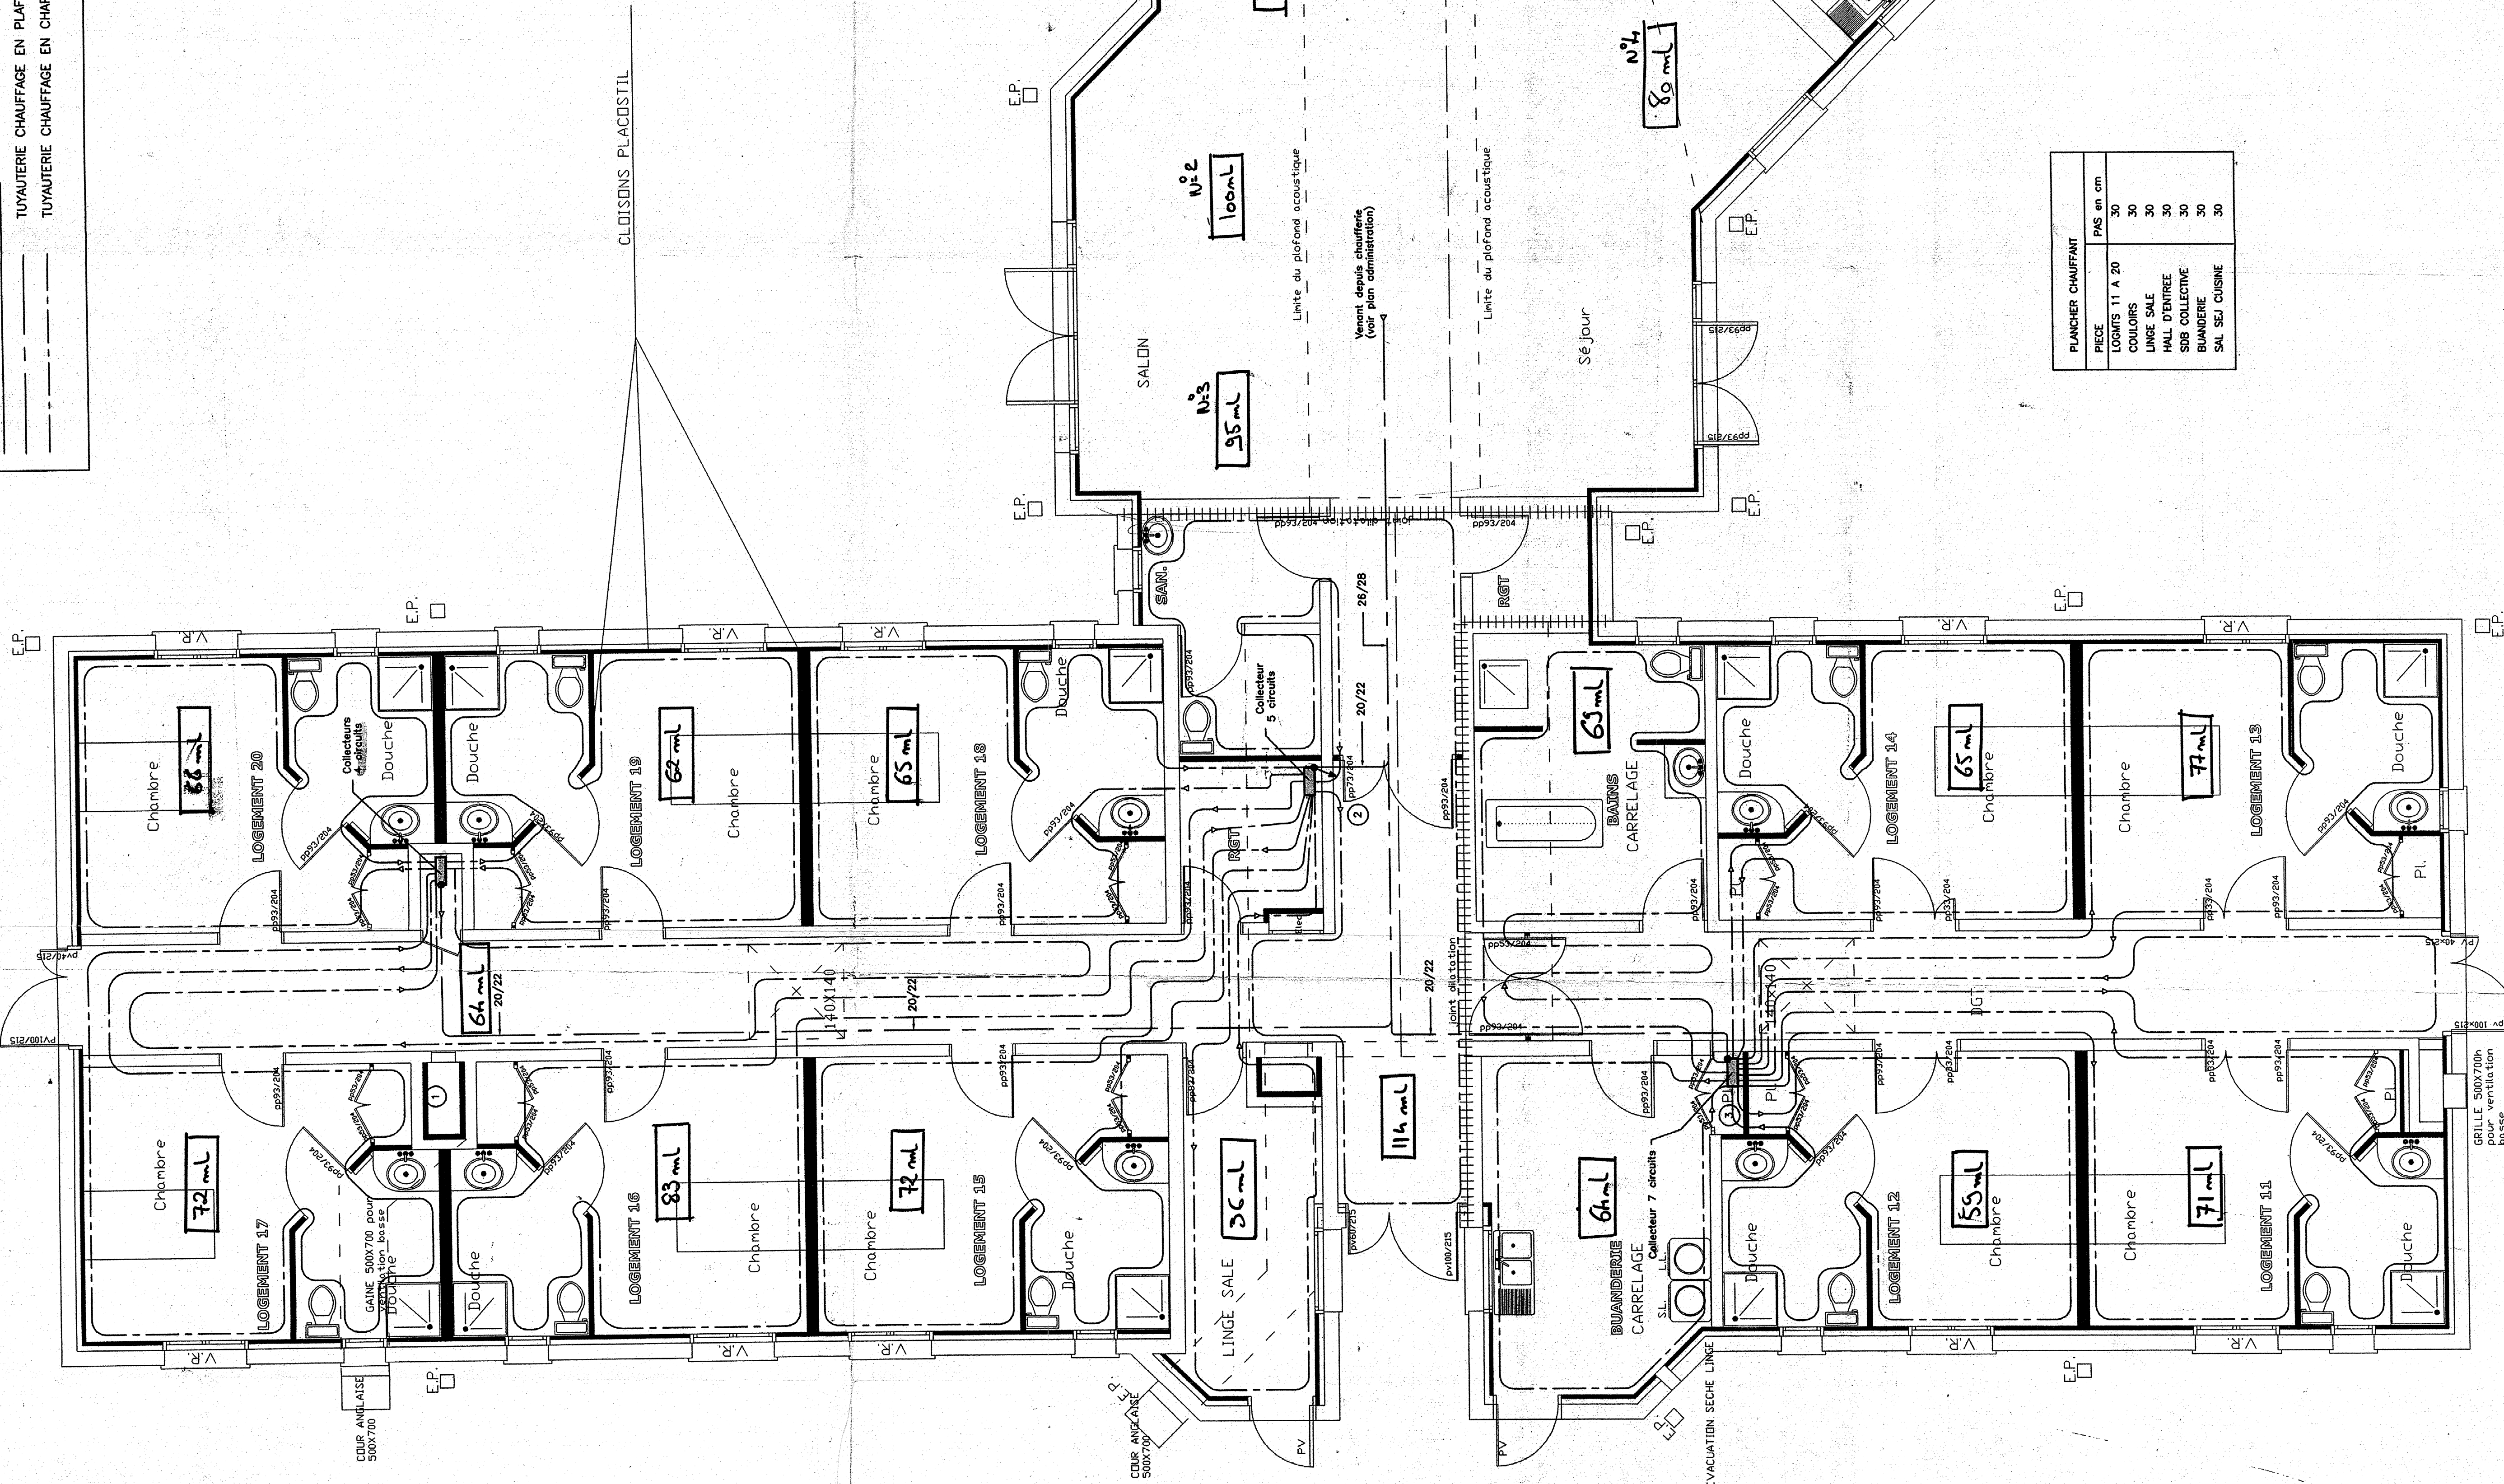

PLANCHER CHAUFFANT	
PIECE	PAS en cm
LOGMITS 11 A 20	30
COULOIRS	30
LINGE SALE	30
HALL D'ENTREE	30
SDB COLLECTIVE	30
BLANDIERE	30
SAL SEJ CUISINE	30